




緩速沈澱池 平面図

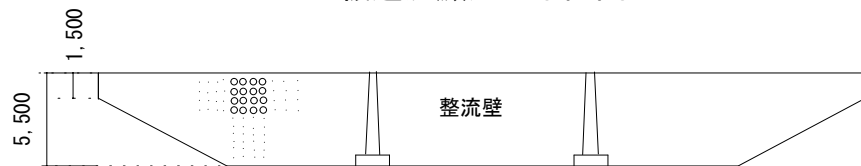


A-A 断面図

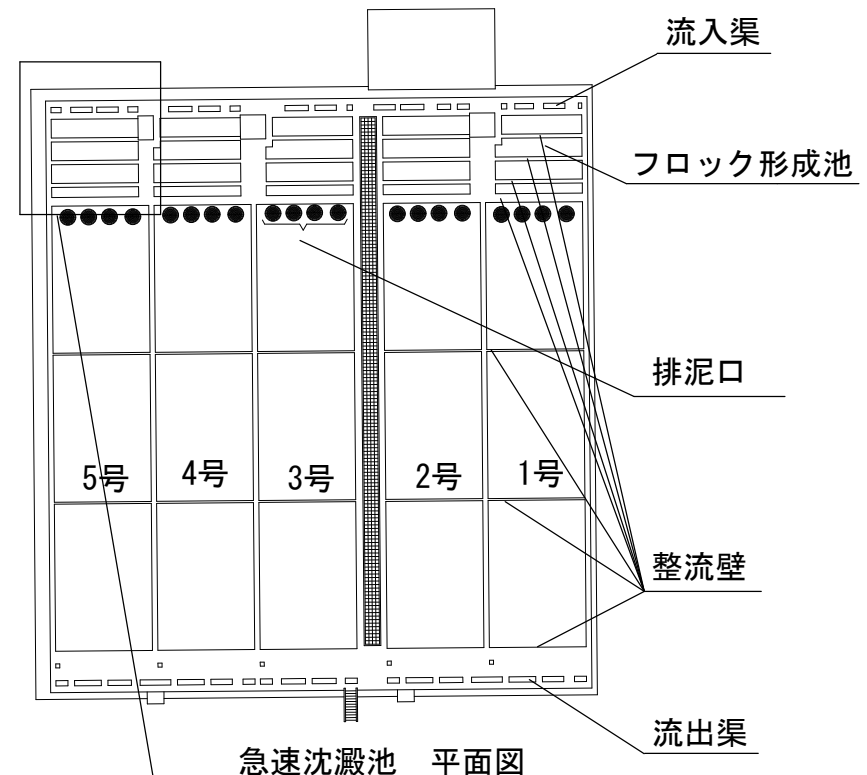

急速沈澱池 平面図

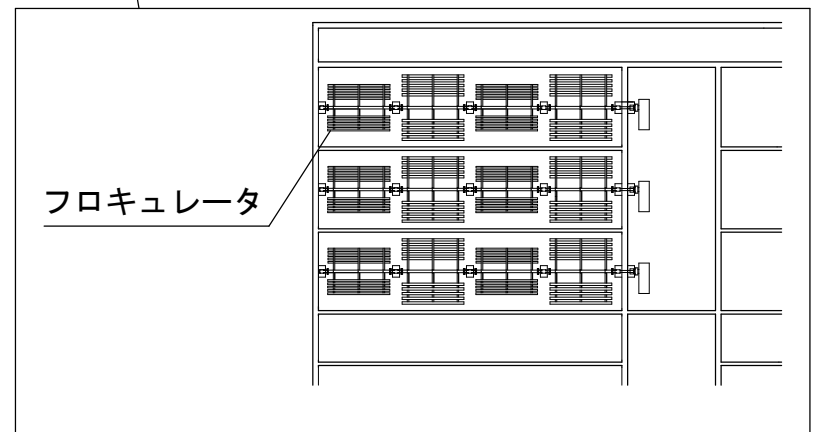


委託名	末及び犀川浄水場沈澱池等洗浄業務委託
図面名	末浄水場沈澱池詳細図
図面番号	2
縮尺	N. S
金沢市企業局 上水課	

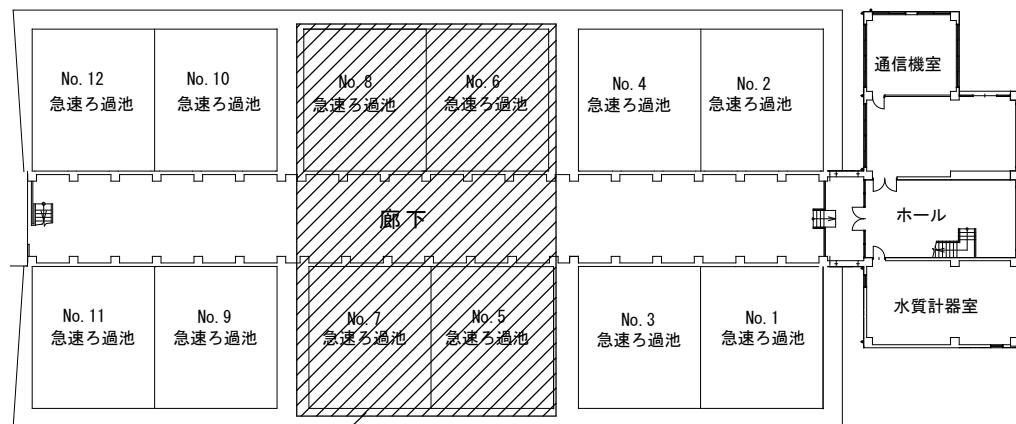


委託箇所
5, 6, 7, 8号急速ろ過池

浄水処理棟2F 平面図

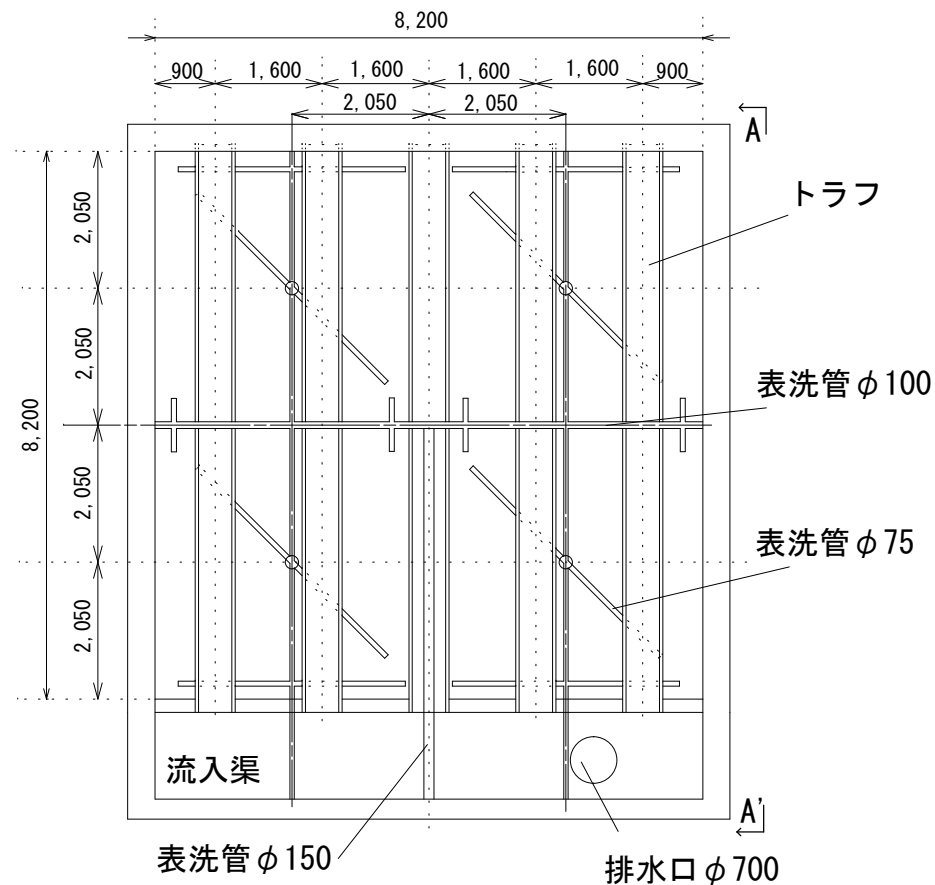


急速ろ過池 平面図

※水没部は業務範囲外

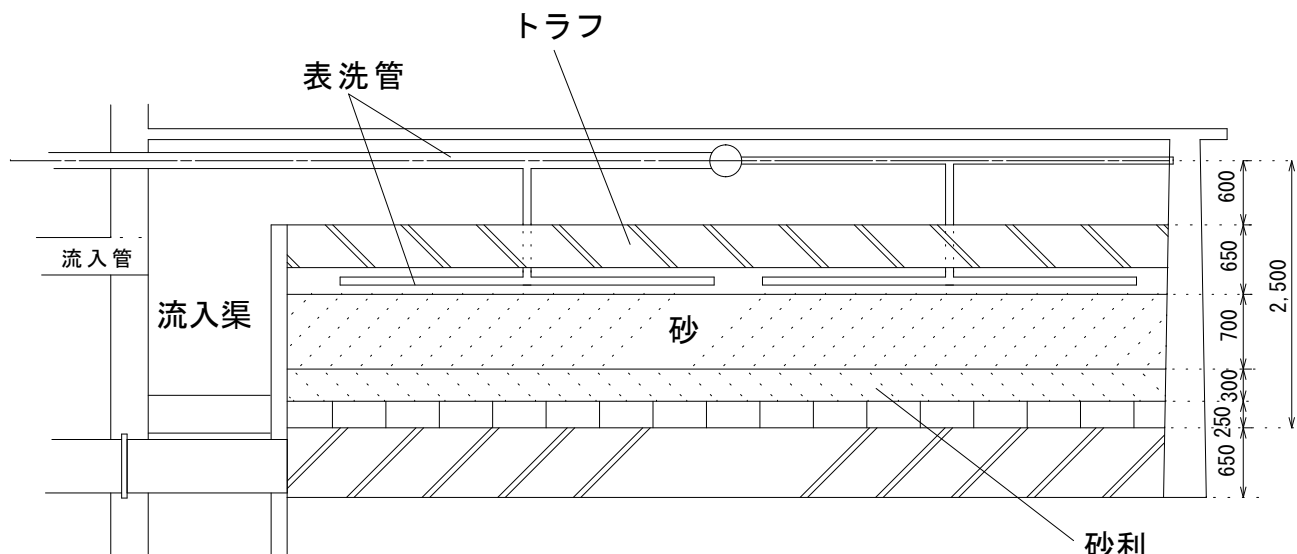


A-A' 断面図

委託名	末及び犀川浄水場沈澱池等洗浄業務委託
図面名	末浄水場急速ろ過池詳細図
図面番号	3
縮尺	N.S
金沢市企業局 上水課	

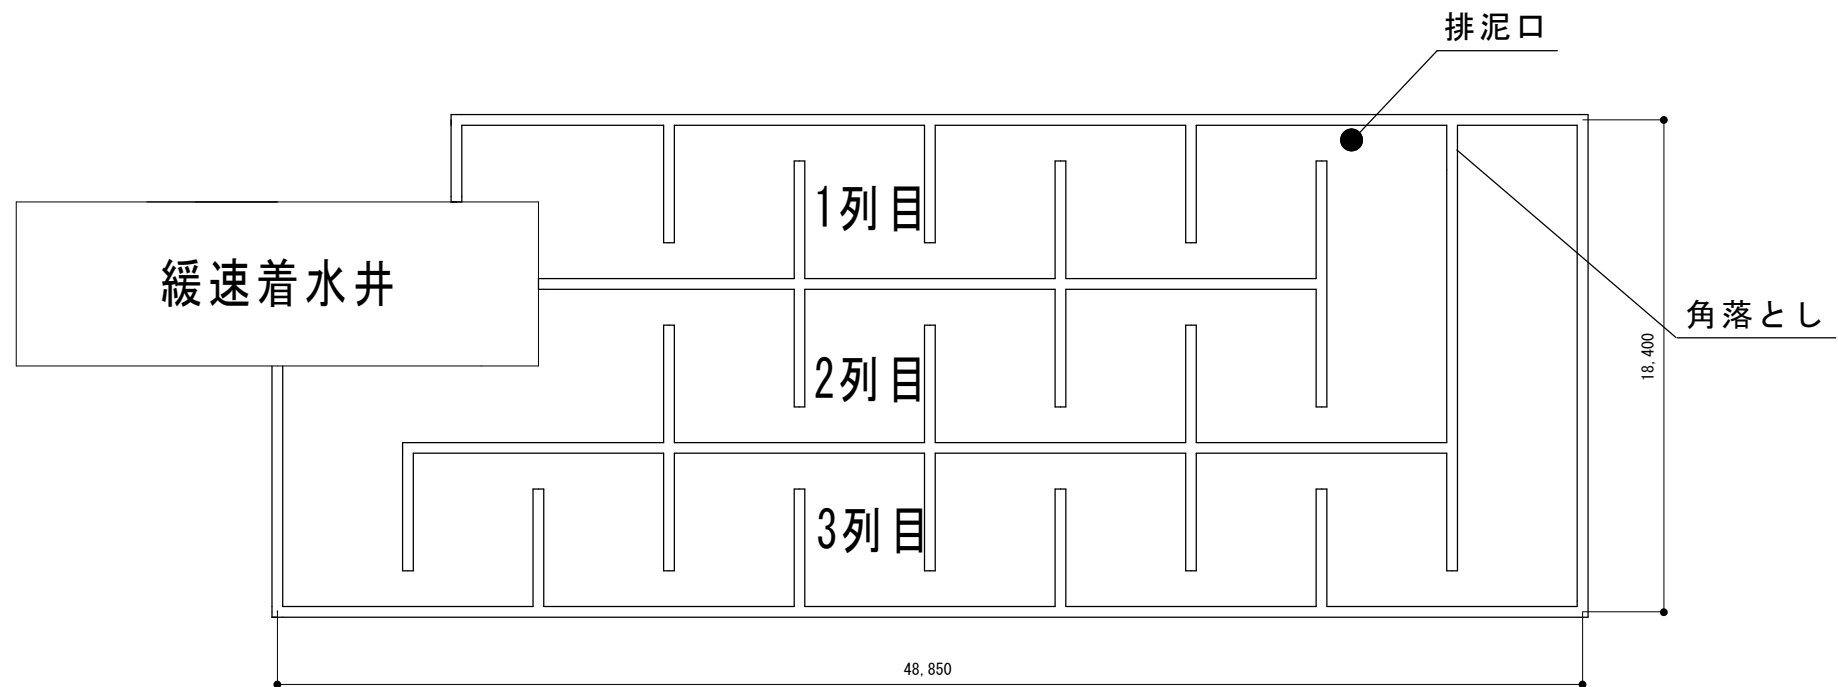


薬品混和池等平面図

委 託 名	末及び犀川浄水場沈澱池等洗浄業務委託
図 面 名	末浄水場薬品混和池等平面図
図面番号	4
縮 尺	N. S
金沢市企業局 上水課	

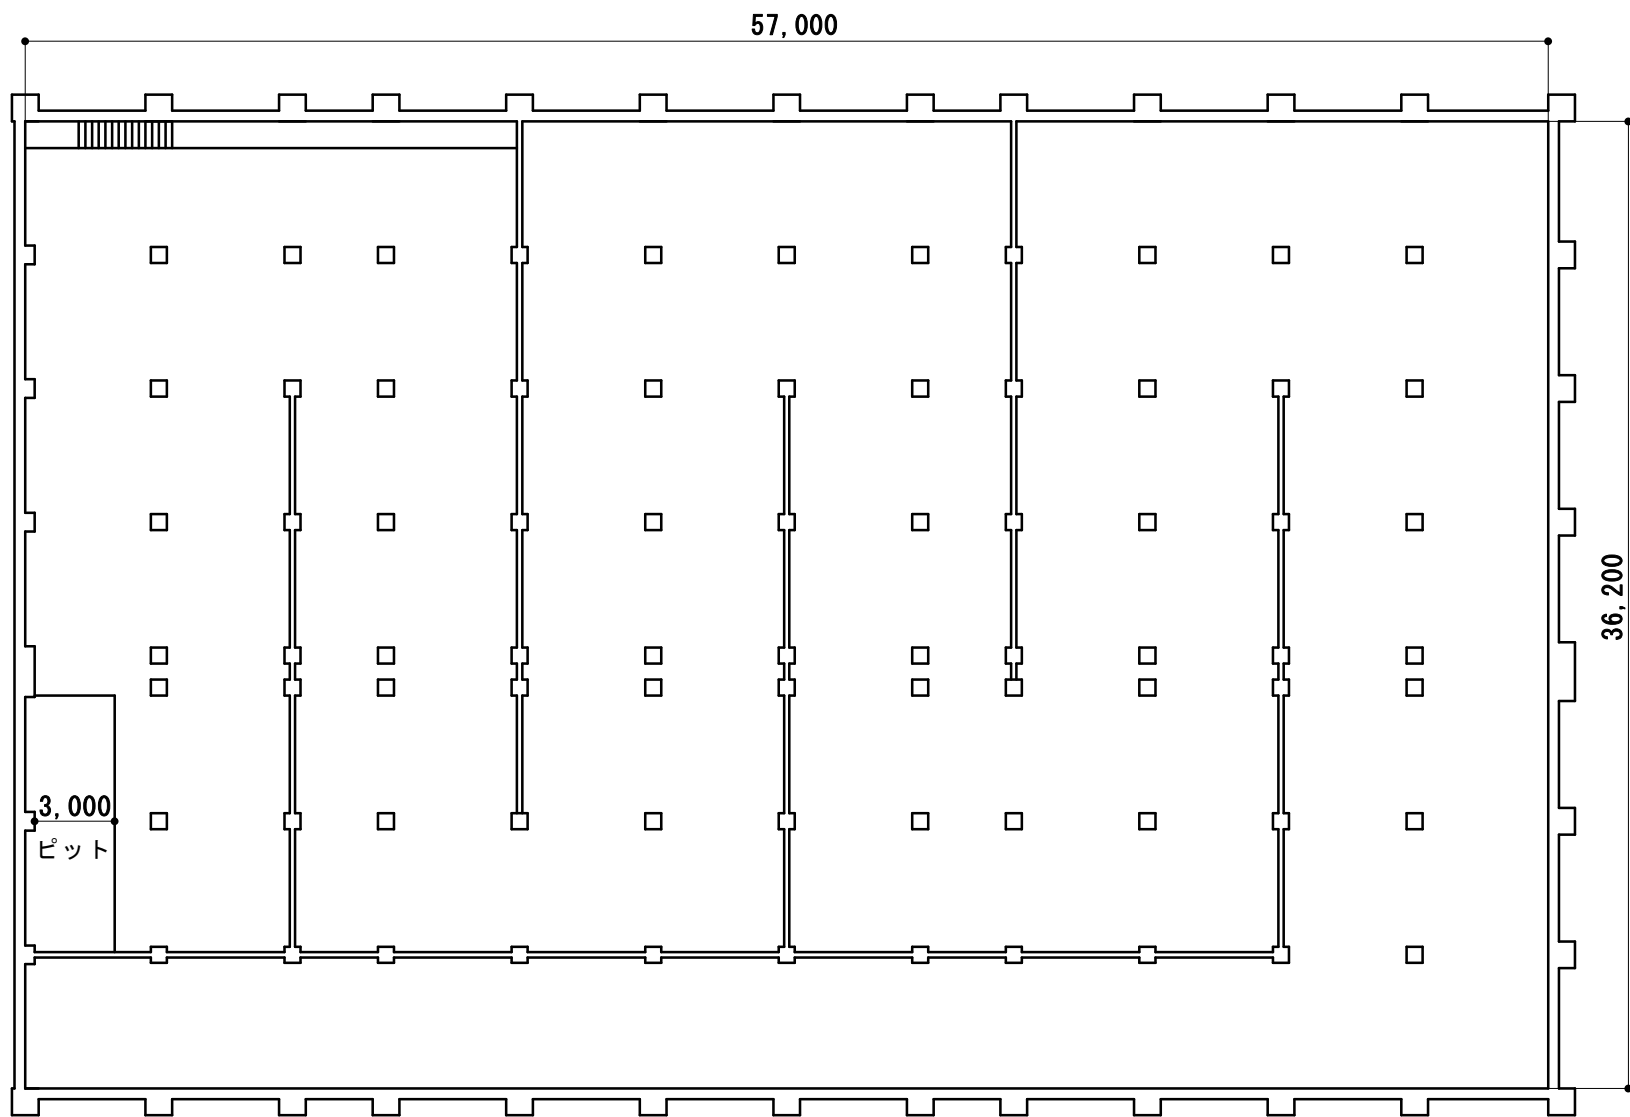


2号浄水池平面図


委 託 名	末及び犀川浄水場沈澱池等洗浄業務委託
図 面 名	末浄水場 2号浄水池平面図
図面番号	5
縮 尺	N. S
金沢市企業局 上水課	

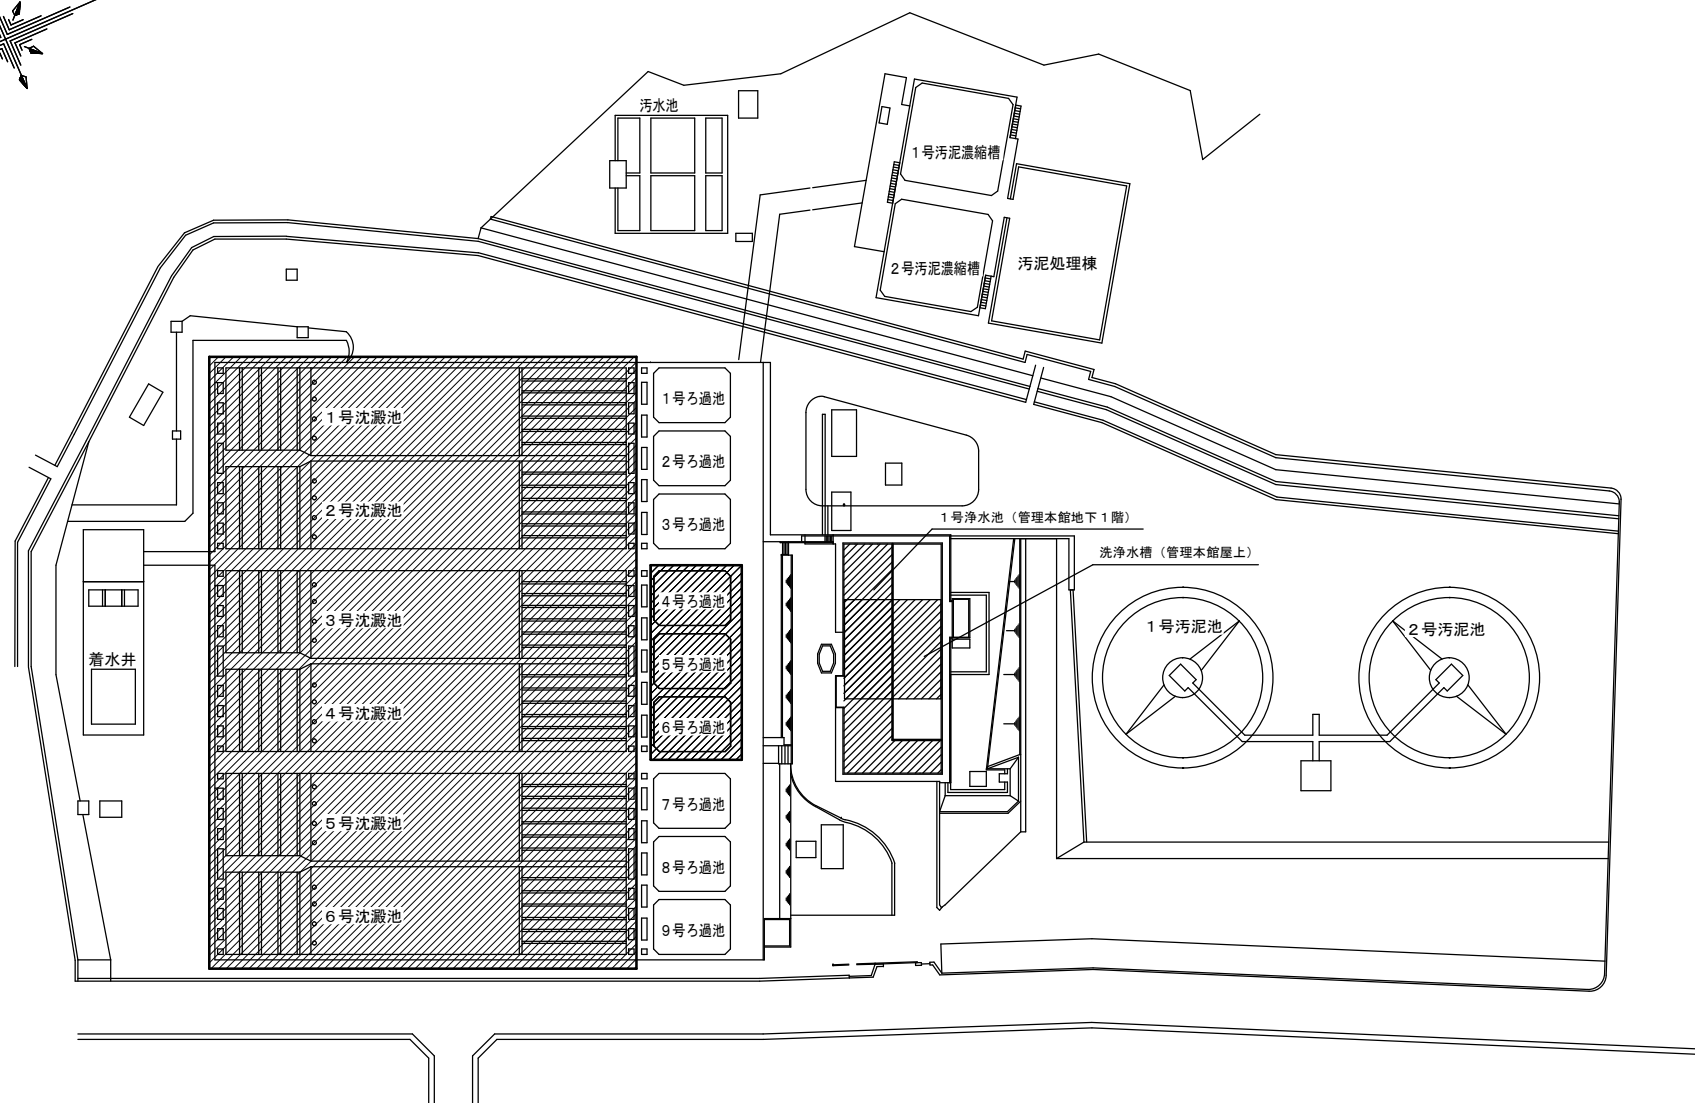


委託名	末及び犀川浄水場沈澱池等洗浄業務委託
図面名	犀川浄水場平面図
図面番号	6
縮尺	N. S
金沢市企業局 上水課	

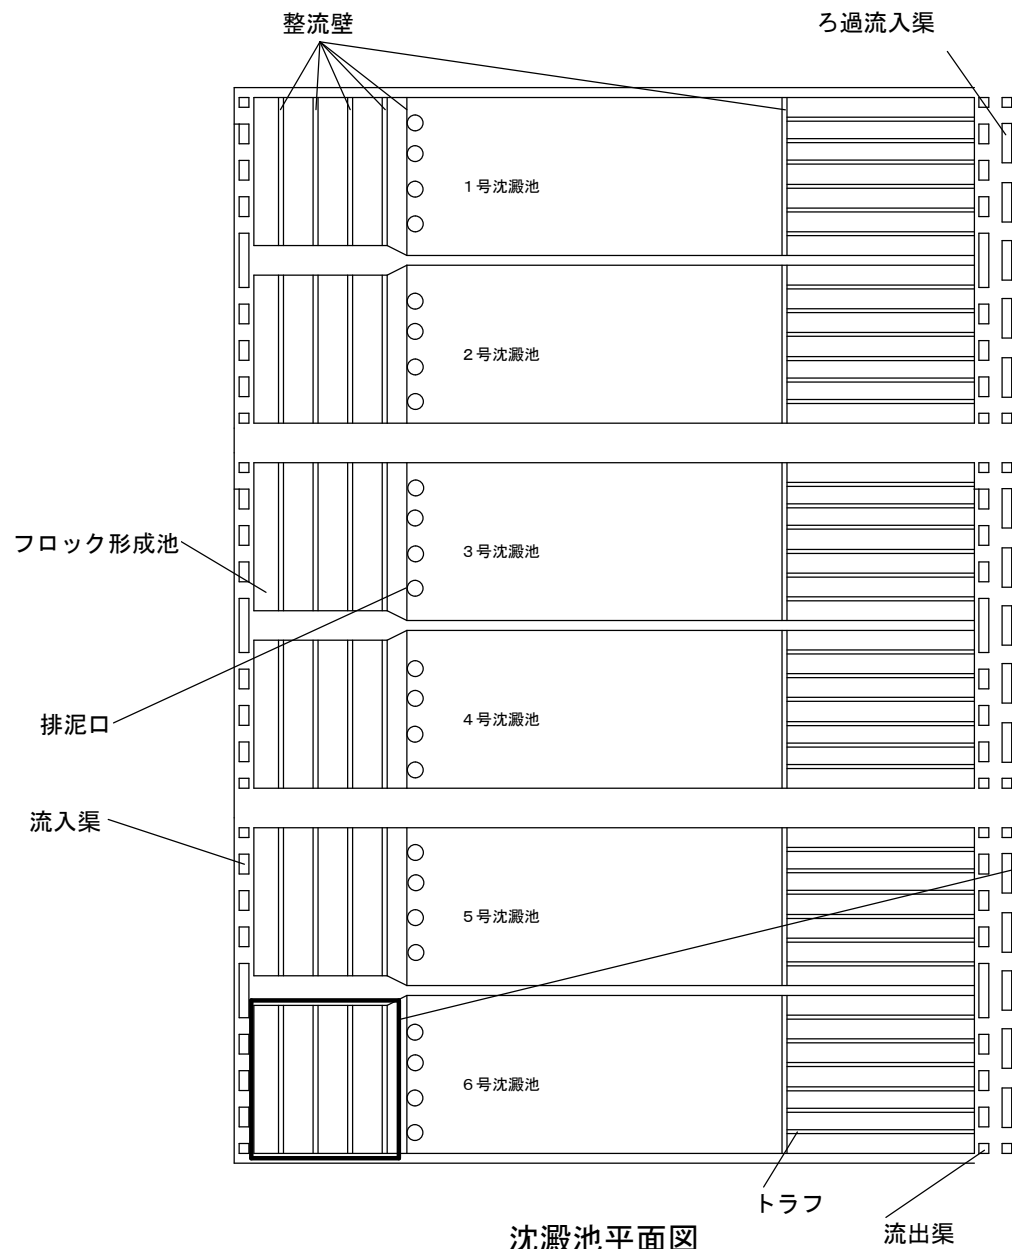


沈澱池平面図

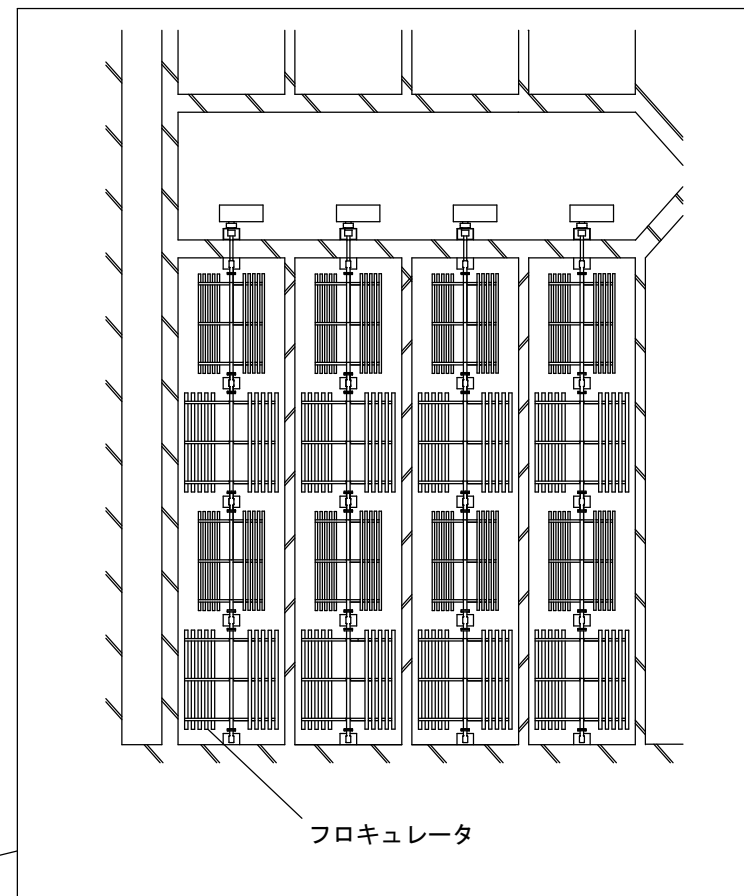

委 託 名	末及び犀川浄水場沈澱池等洗浄業務委託
図 面 名	犀川浄水場沈澱池詳細図
図面番号	7
縮 尺	N. S
金沢市企業局 上水課	

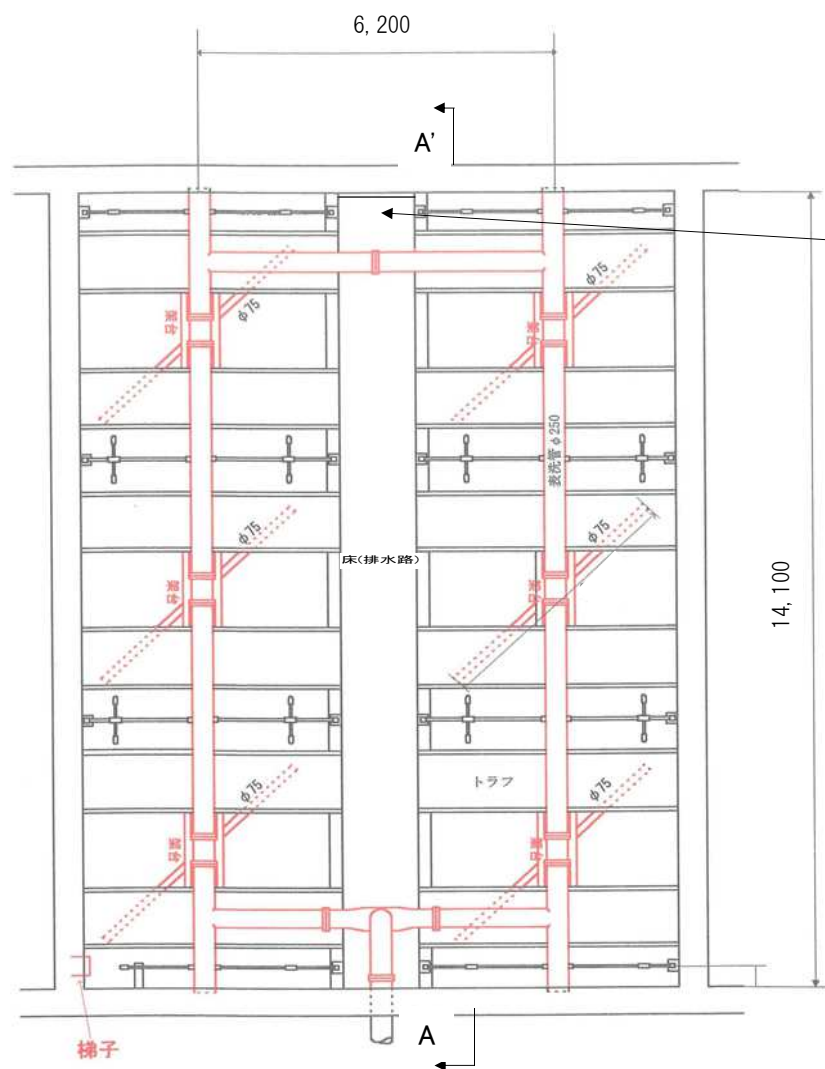


ろ過池平面図

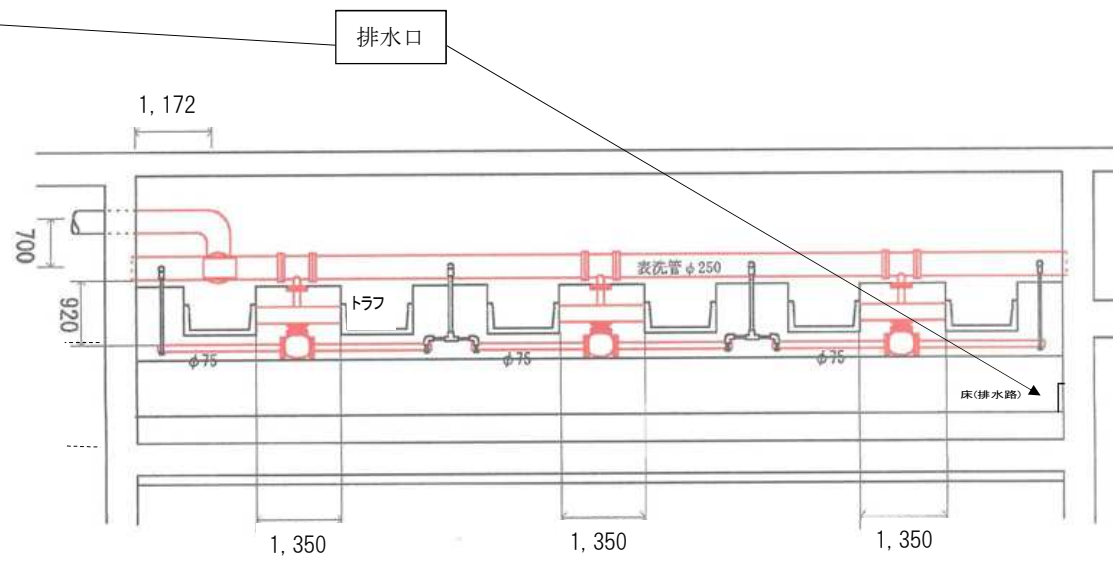

A-A' 断面図

※水没部は業務範囲外

委託名	末及び犀川浄水場沈澱池等洗浄業務委託
図面名	犀川浄水場ろ過池詳細図
図面番号	8
縮尺	N.S
金沢市企業局 上水課	

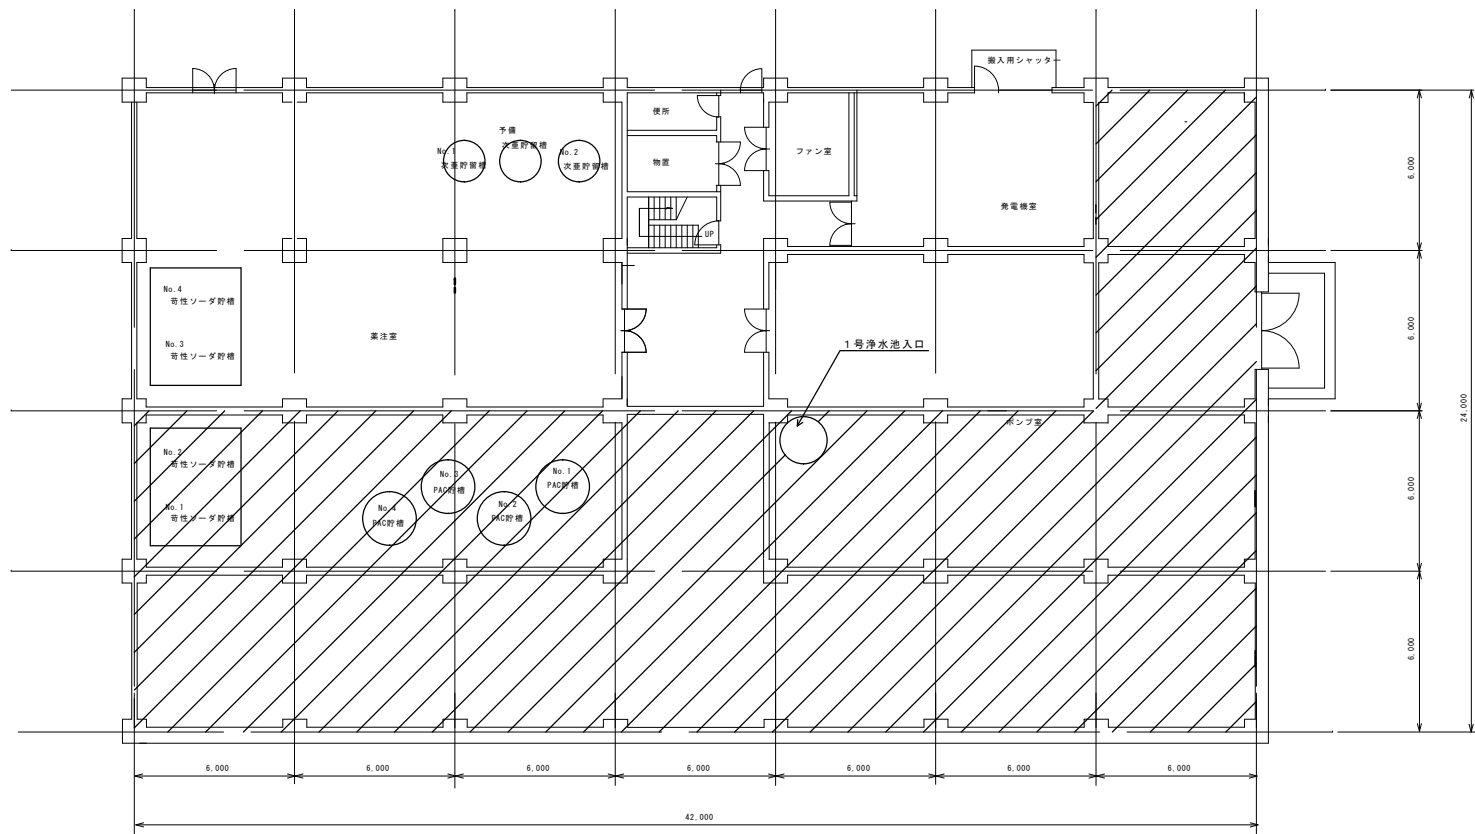


管理本館 B 1 F 平面図




委託箇所 (B 2 F)

委託名	末及び犀川浄水場沈澱池等洗浄業務委託
図面名	犀川浄水場1号浄水池平面図
図面番号	9
縮尺	N.S
金沢市企業局 上水課	

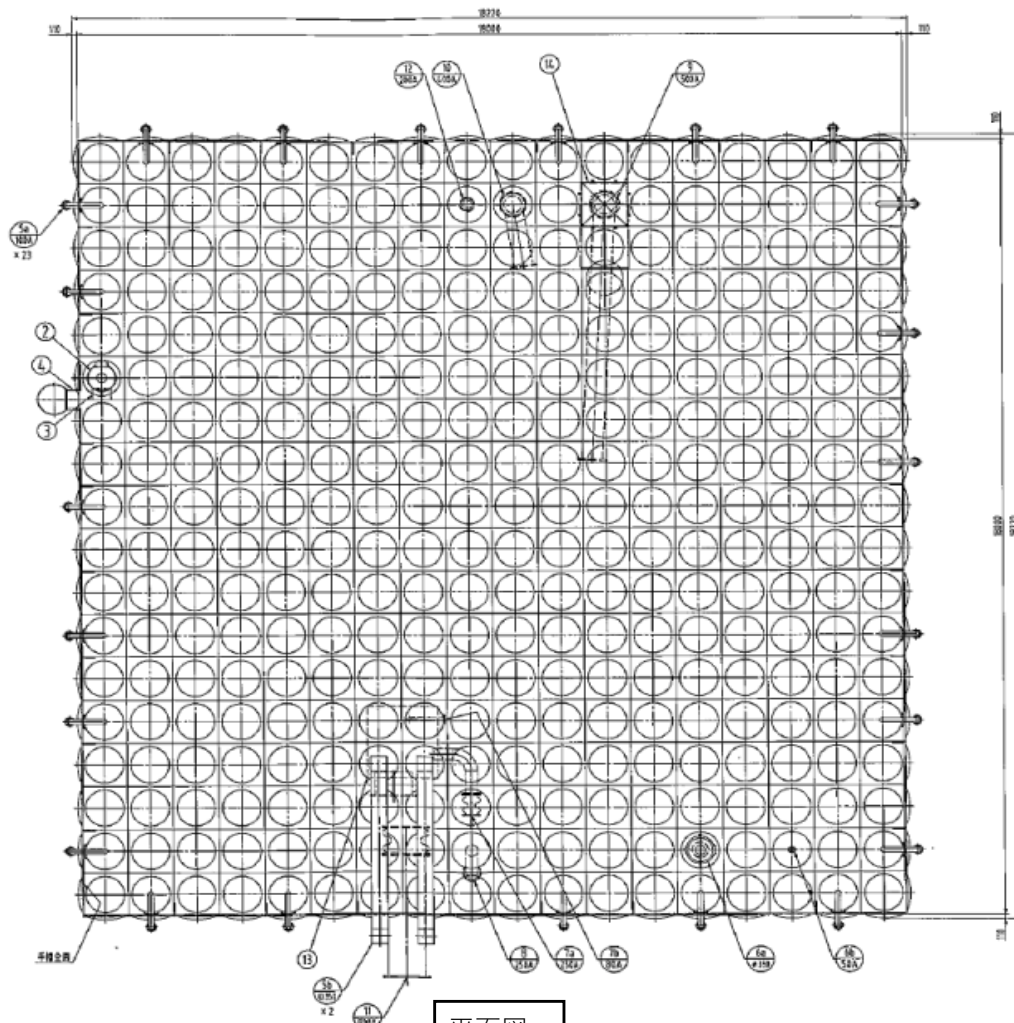

平面図

溶接構造型									
品番	名称	材質	寸法	数量	品番	名称	材質	寸法	数量
1	本体	SUS			7b	排水管	SUS304	80A	1
2	マンホール	SUS329J4L	Φ600	1	8	越流管	SUS	250A	1
3	内タラップ	上部: SUS329 下部: SUS304	W400×P300	1	9	流入管	SUS	500A	1
4	外タラップ	SUS304	W450×P300	1	10	流入管	SUS	400A	1
5a	通気口	SUS329J4L	100A	1	11	流出管	SUS304	800A	1
5b	通気口	SUS329J4L	□350	23	12	管理棟内給水管	SUS304	200A	1
6a	水位計口	SUS329J4L	Φ350	2	13	集水ビット	SUS304	1550×1675×2445	1
6b	電極口	SUS329J4L	50A	1	14	点検口	SUS329J4L	□1000	1
7a	排水管	SUS304	250A	1					

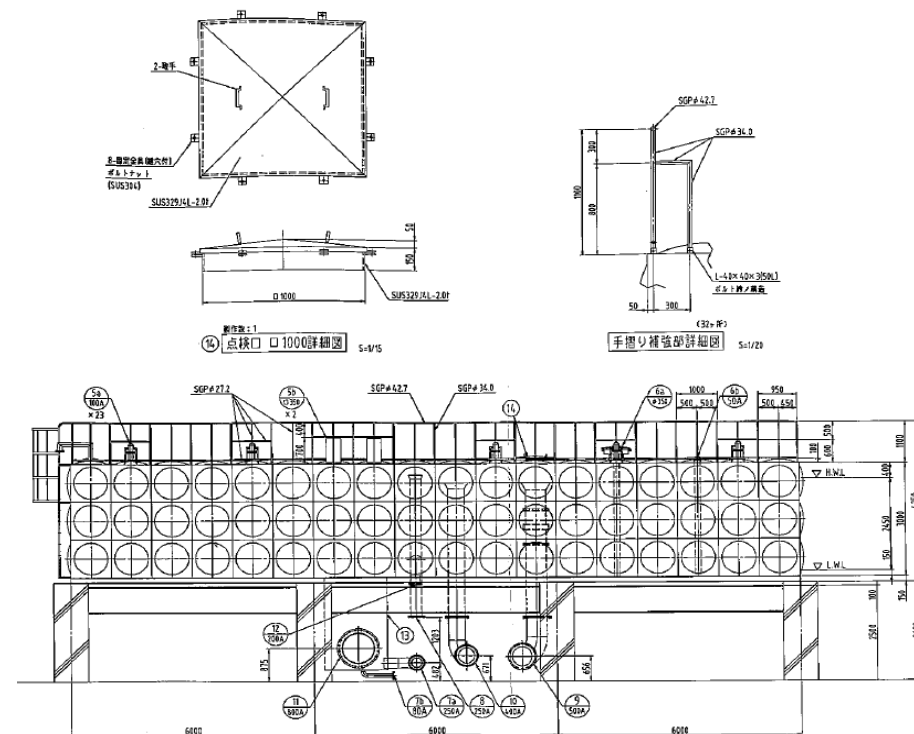

立面図

委託名	末及び犀川浄水場沈澱池等洗浄業務委託
図面名	犀川浄水場洗浄水槽詳細図
図面番号	10
縮尺	N.S
金沢市企業局 上水課	