
 



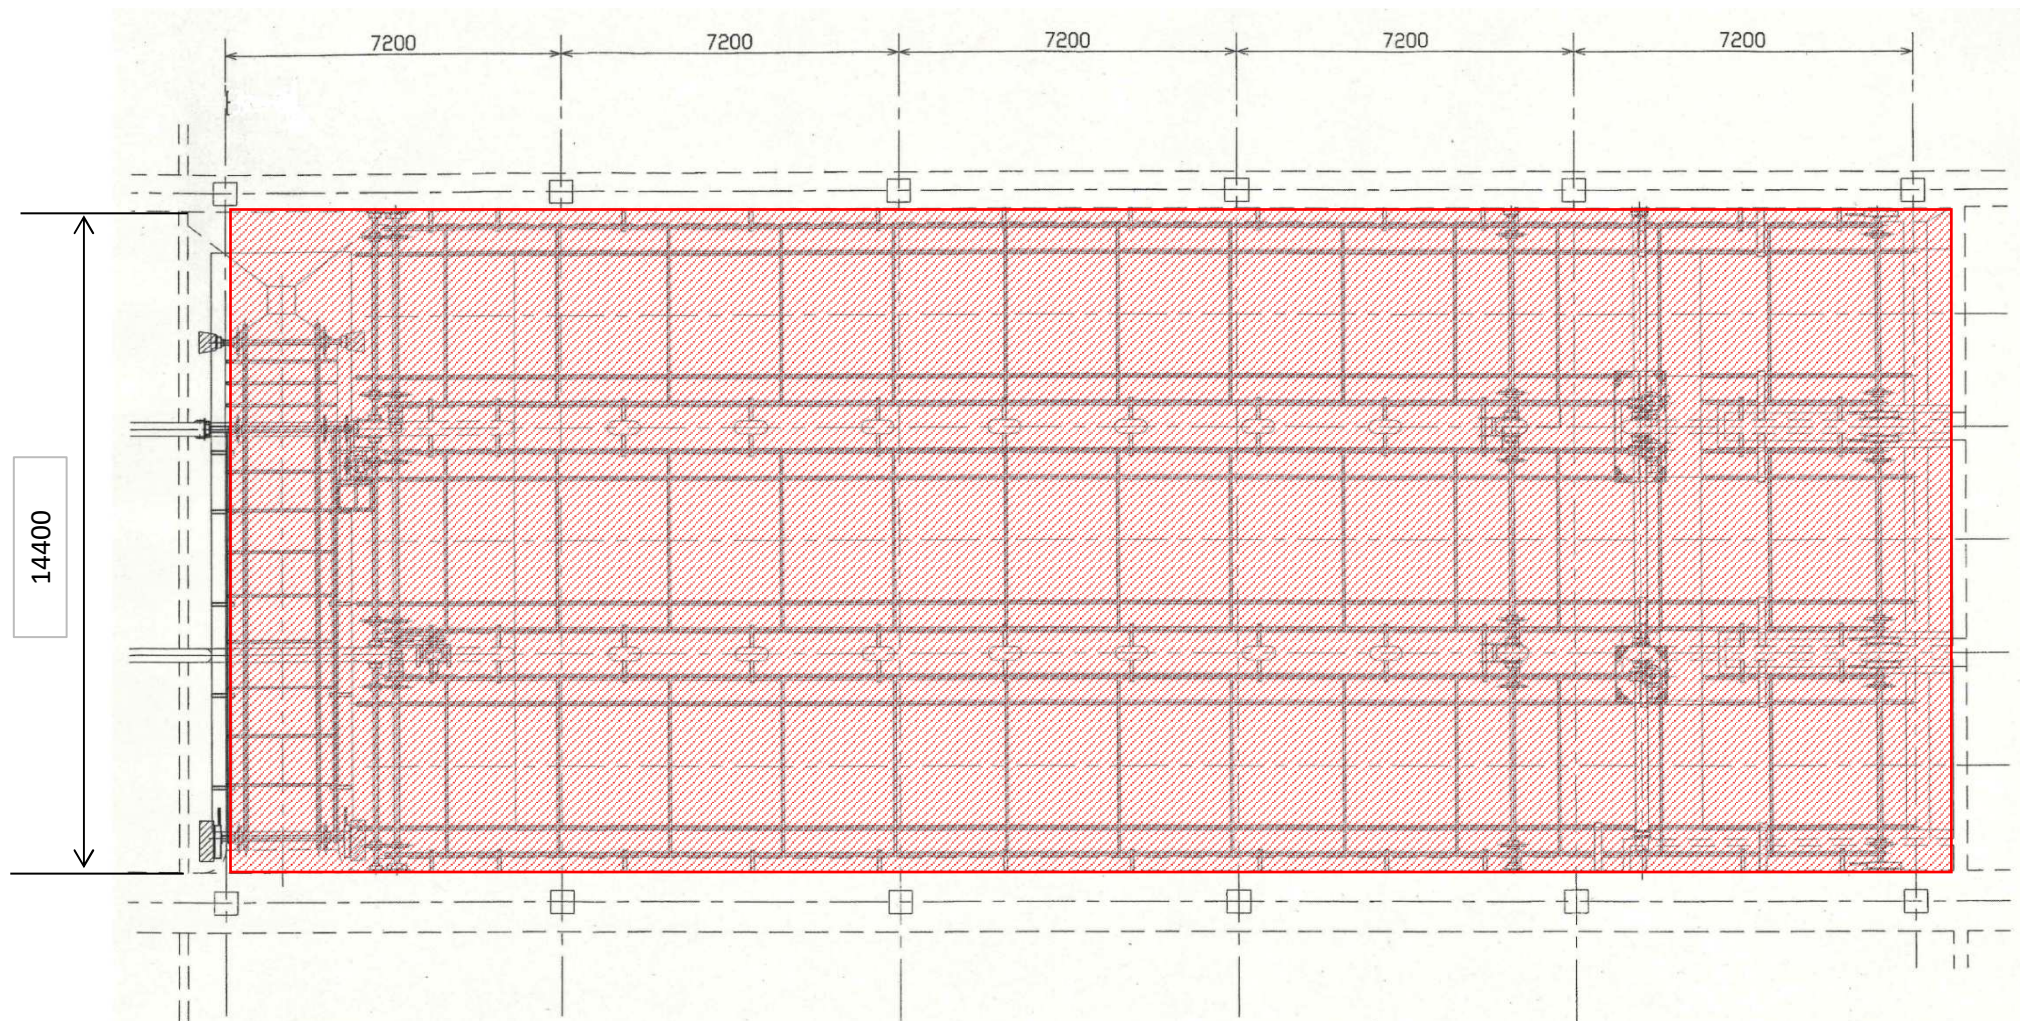
城北水質管理センター 一般平面図

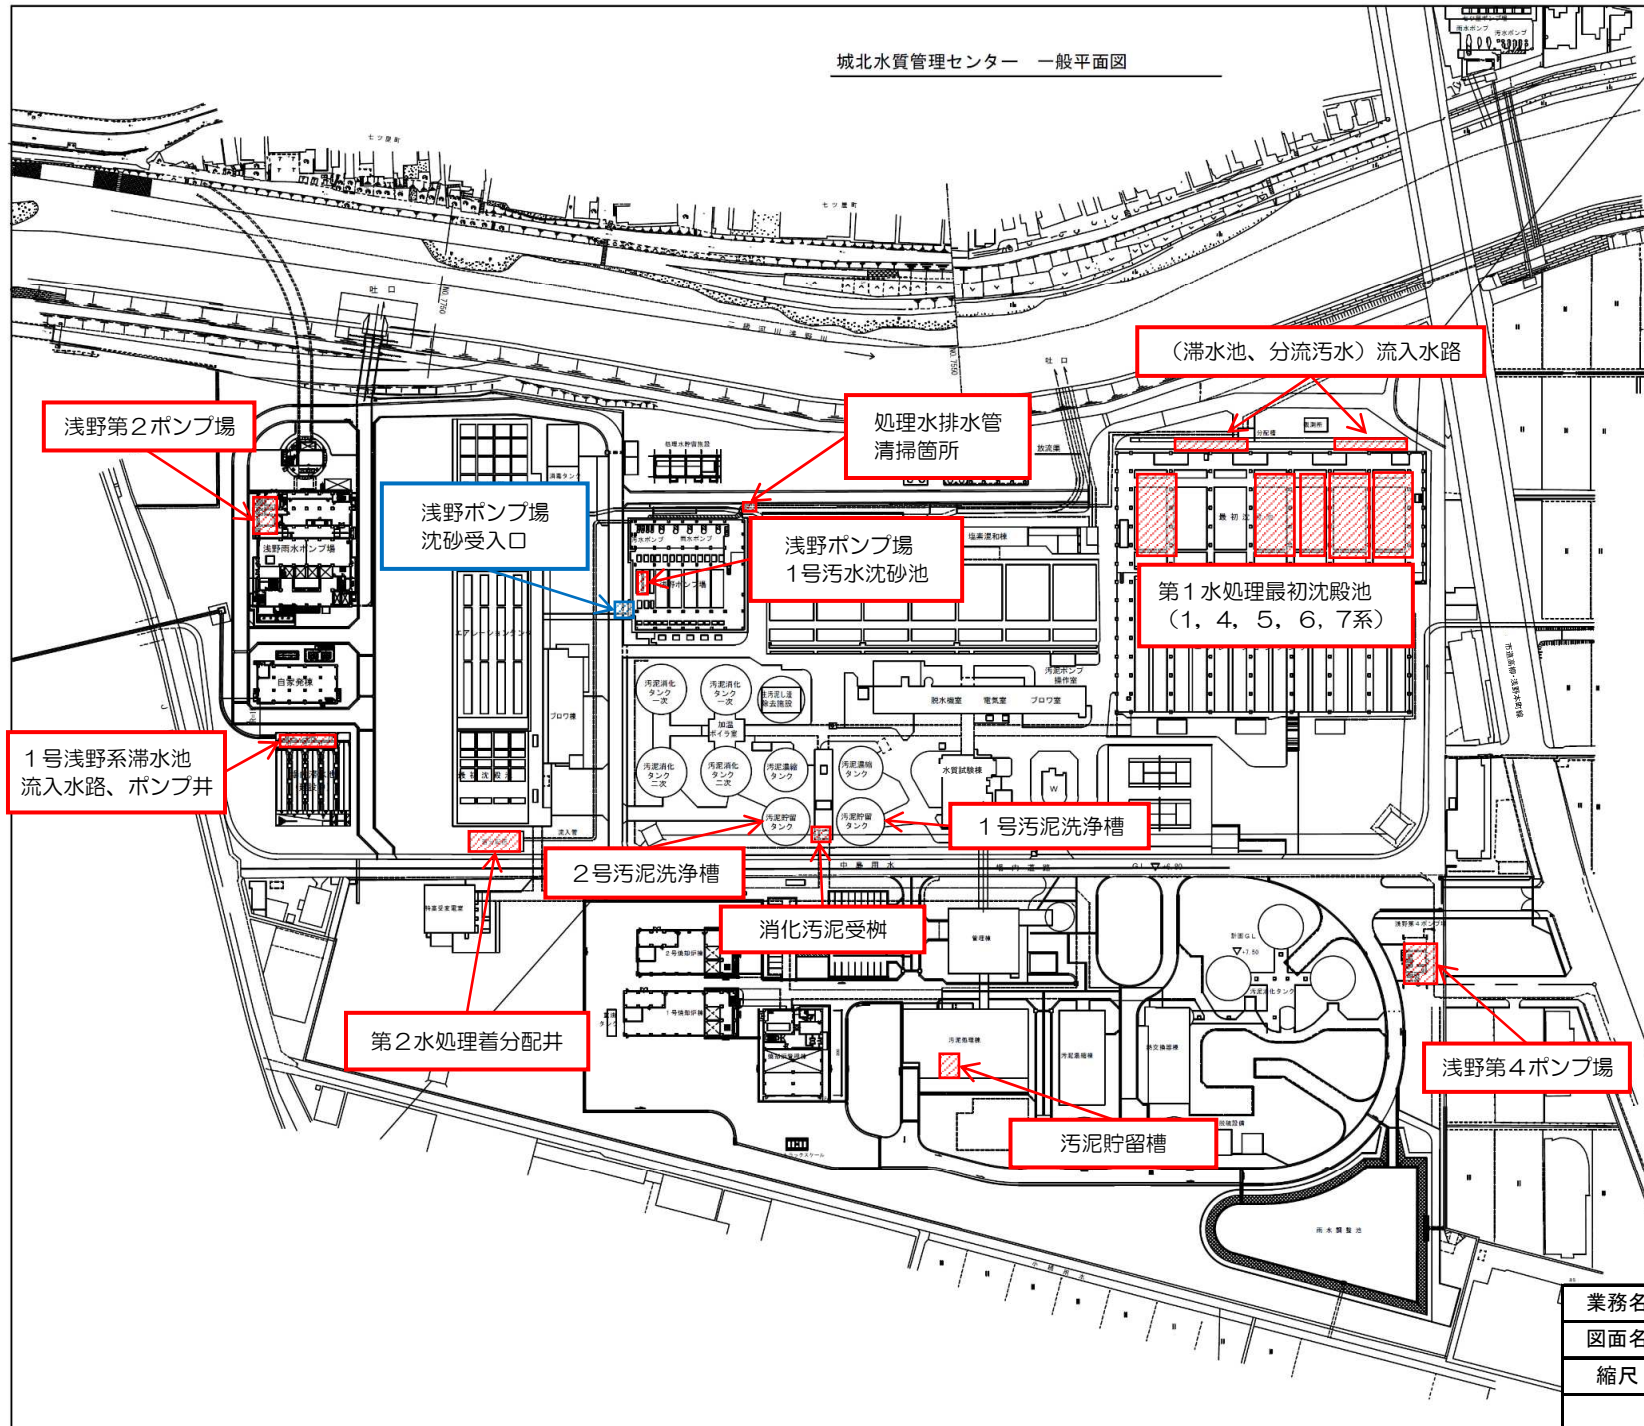

 今回業務箇所を示す

業務名	城北水質管理センター第1水処理最初沈殿池等清掃業務		
図面名	城北水質管理センター一般平面図		
縮尺	NONE	図面番号	1
金沢市企業局 水処理課			






—平面図—

今回清掃箇所を示す

業務名	城北水質管理センター第1水処理最初沈殿池等清掃業務		
図面名	第1水処理最初沈殿池平面図（1池分）		
縮尺	NONE	図面番号	2
金沢市企業局 水処理課			

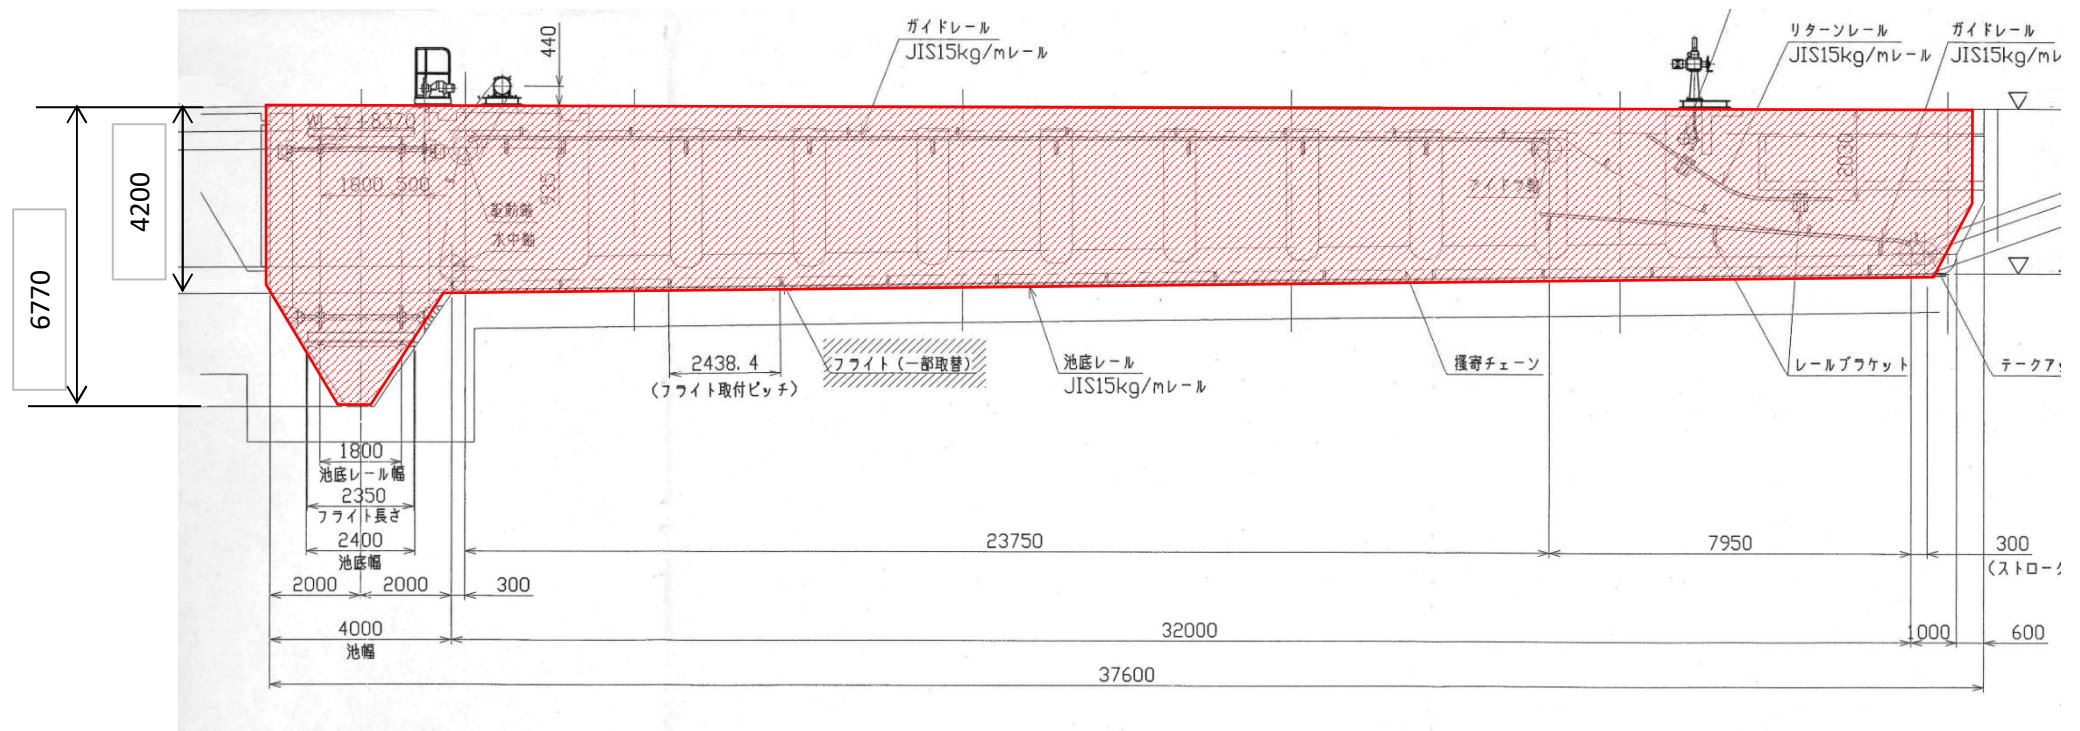



—断面図—

  今回清掃箇所を示す


業務名	城北水質管理センター第1水処理最初沈殿池等清掃業務		
図面名	第1水処理最初沈殿池断面図(1池分)		
縮尺	NONE	図面番号	3
金沢市企業局 水処理課			



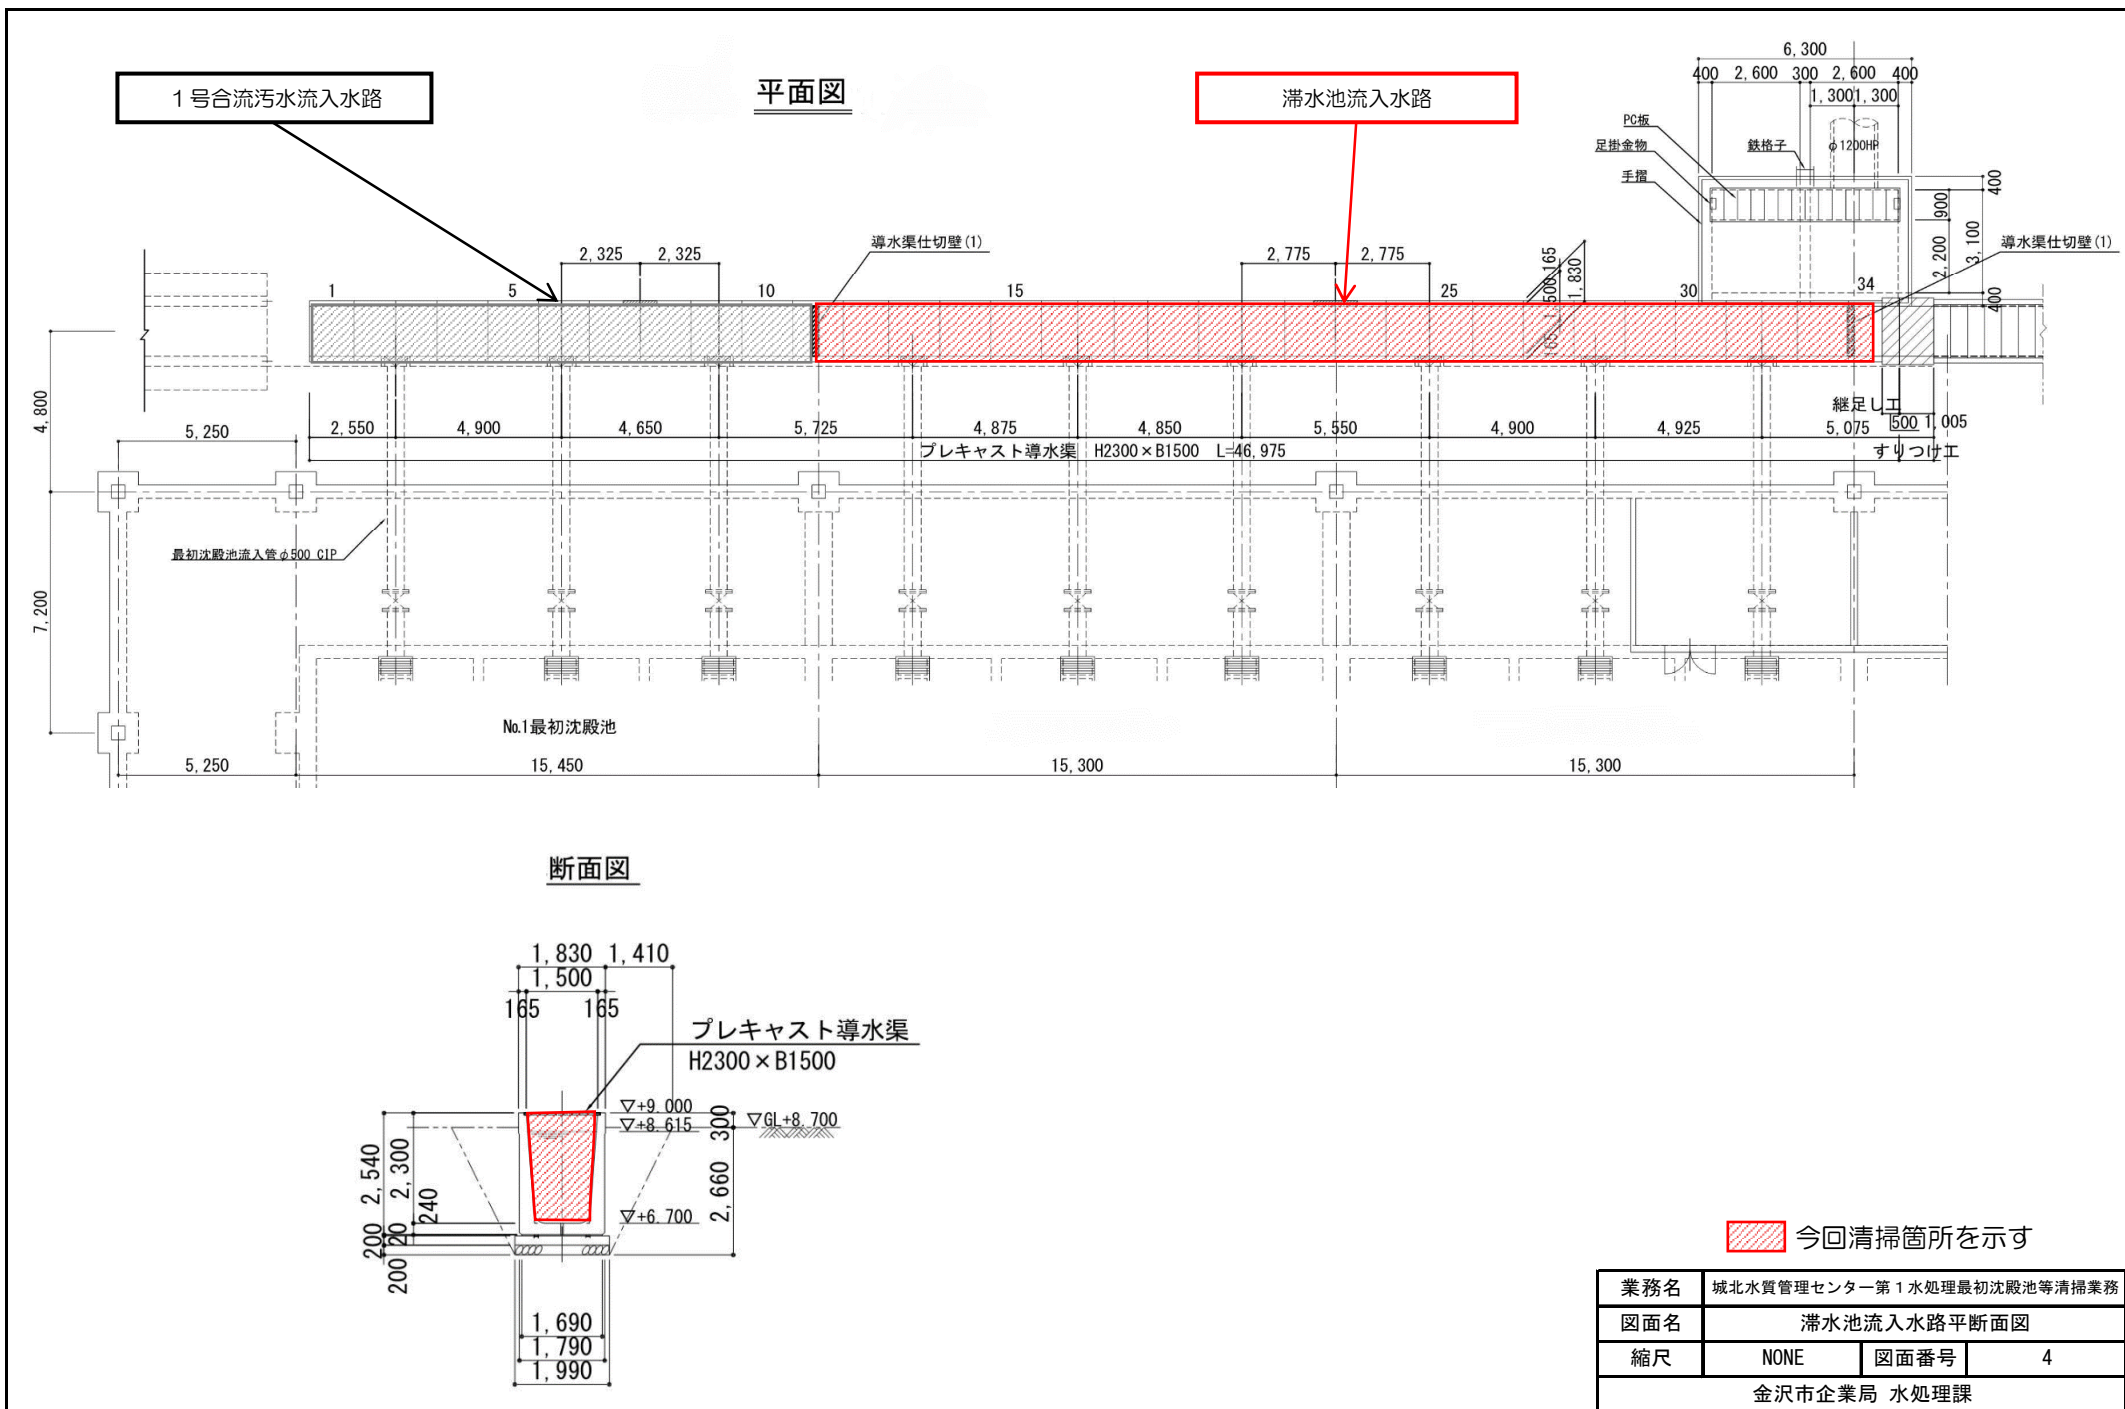


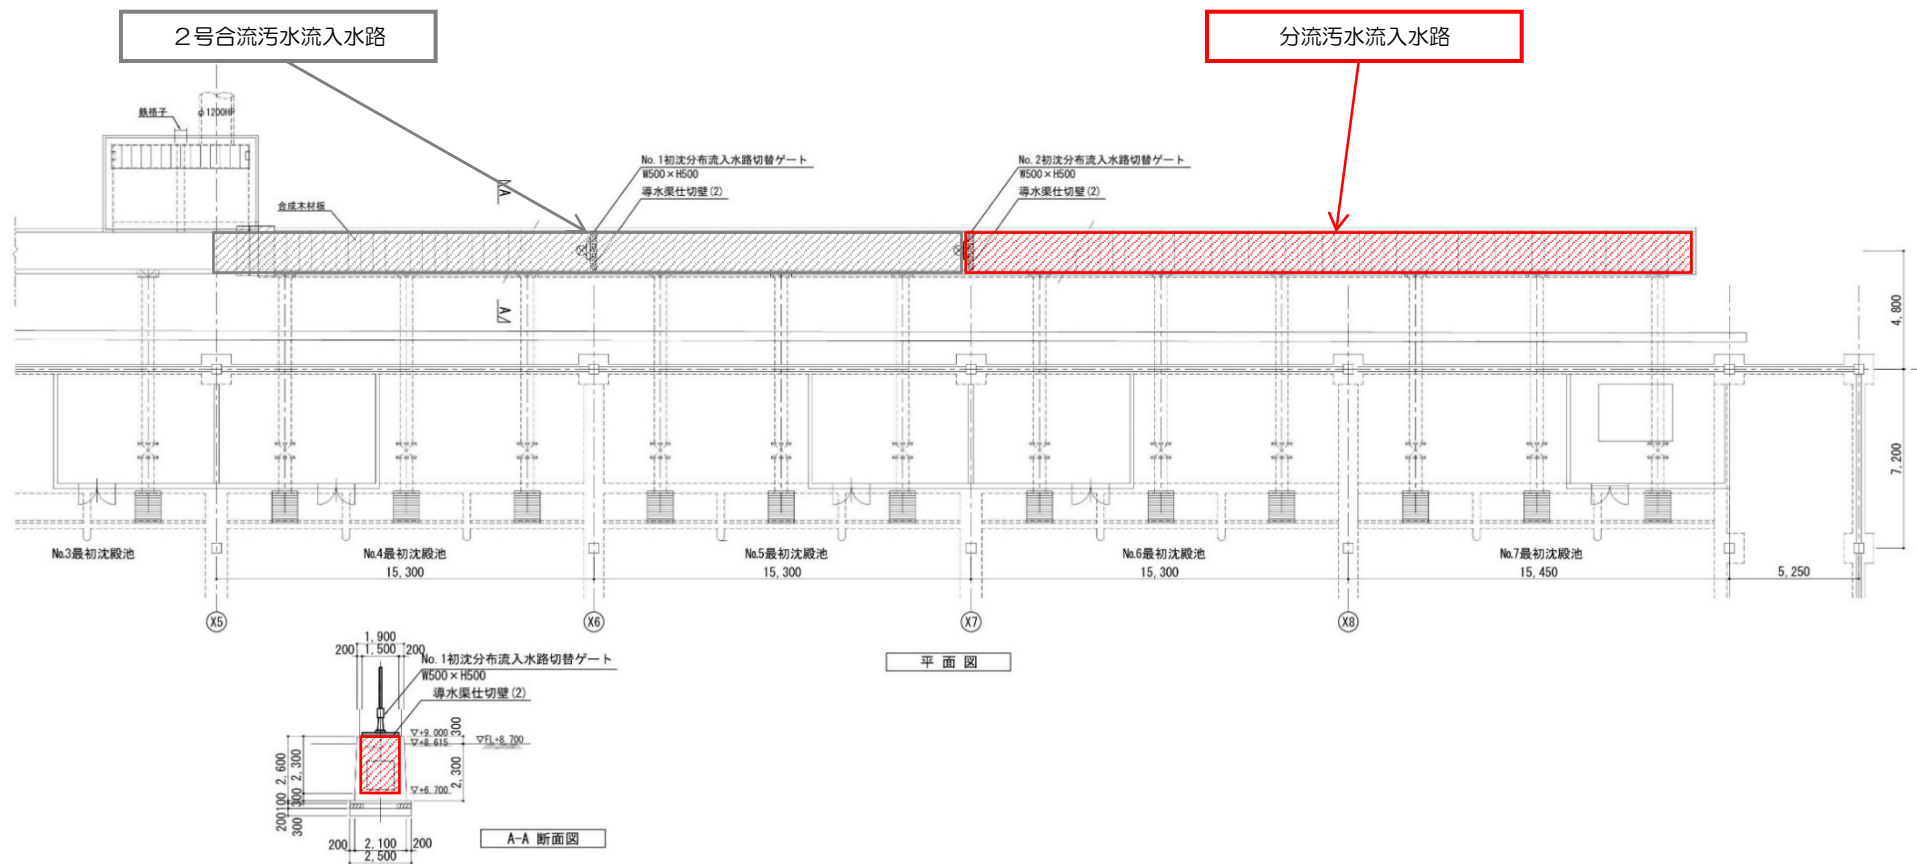

業務名	城北水質管理センター第1水処理最初沈殿池等清掃業務		
図面名	分流汚水流入水路平断面図		
縮尺	NONE	図面番号	5
金沢市企業局 水処理課			

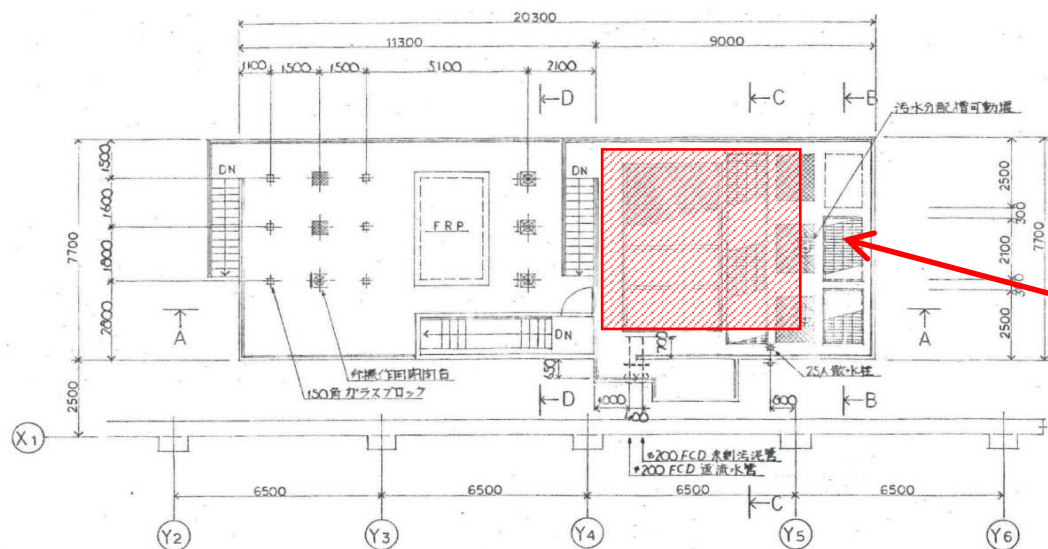

1階平面図





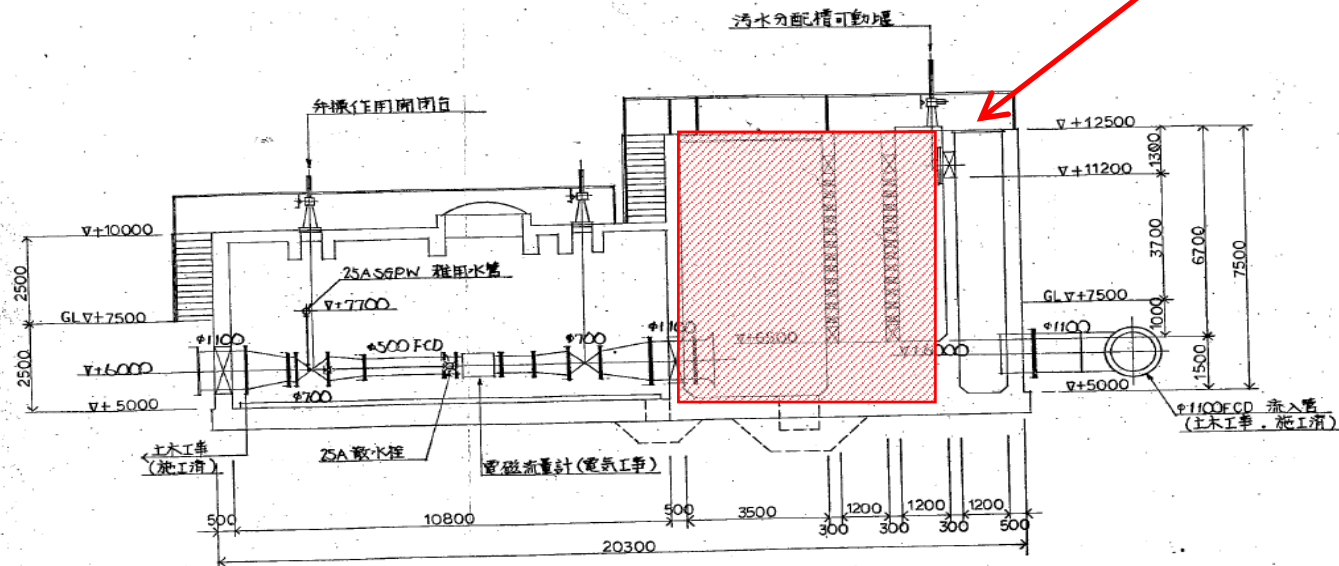


A-A 断面図

着分配井

今回清掃箇所を示す



業務名	城北水質管理センター第1水処理最初沈殿池等清掃業務		
図面名	第2水処理着分配井 平断面図		
縮尺	NONE	図面番号	6
金沢市企業局 水処理課			

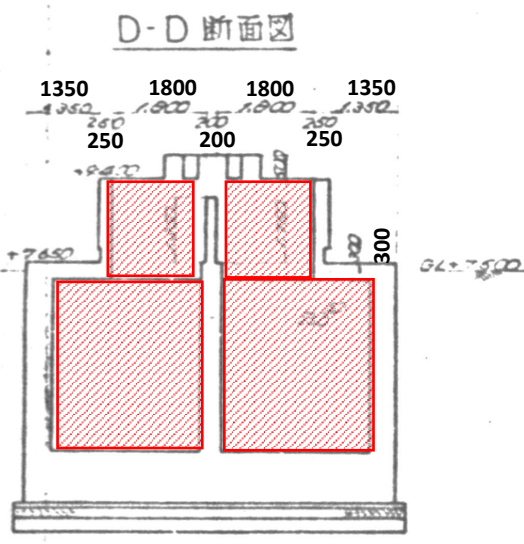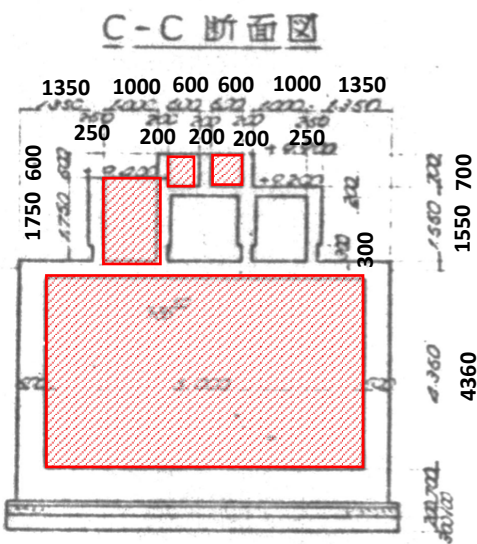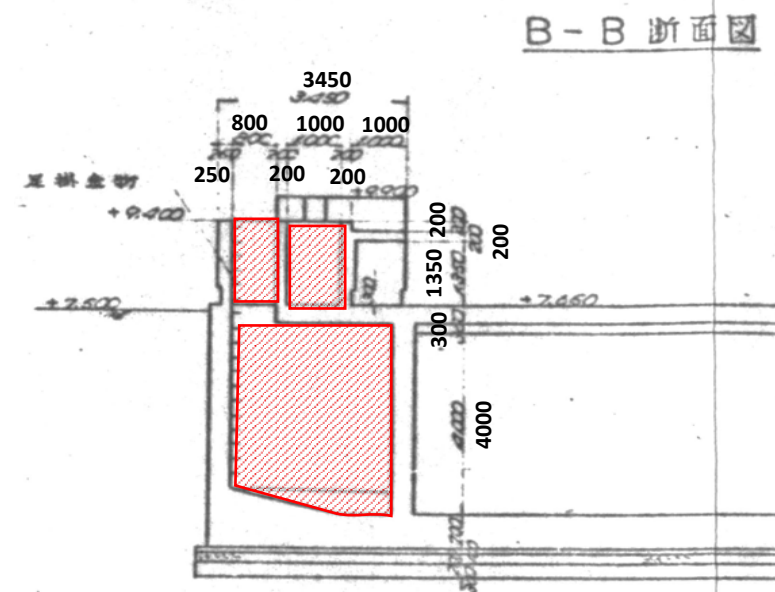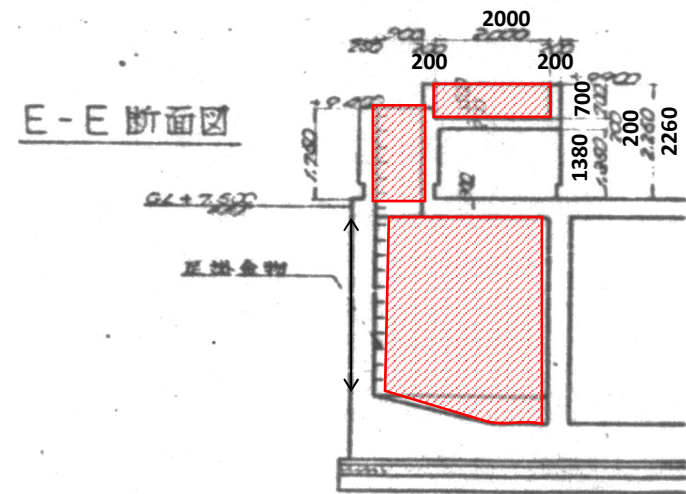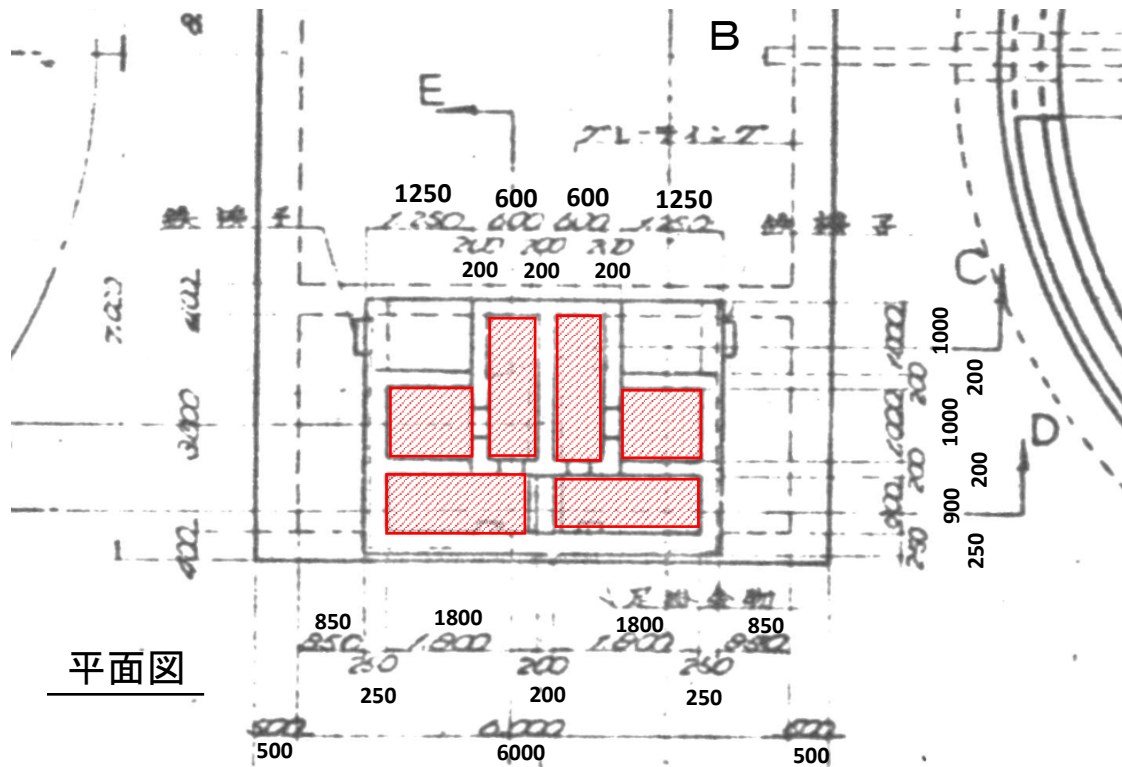

今回清掃箇所を示す

業務名	城北水質管理センター第1水処理最初沈殿池等清掃業務		
図面名	消化汚泥受樹平断面図		
縮尺	NONE	図面番号	7
金沢市企業局 水処理課			




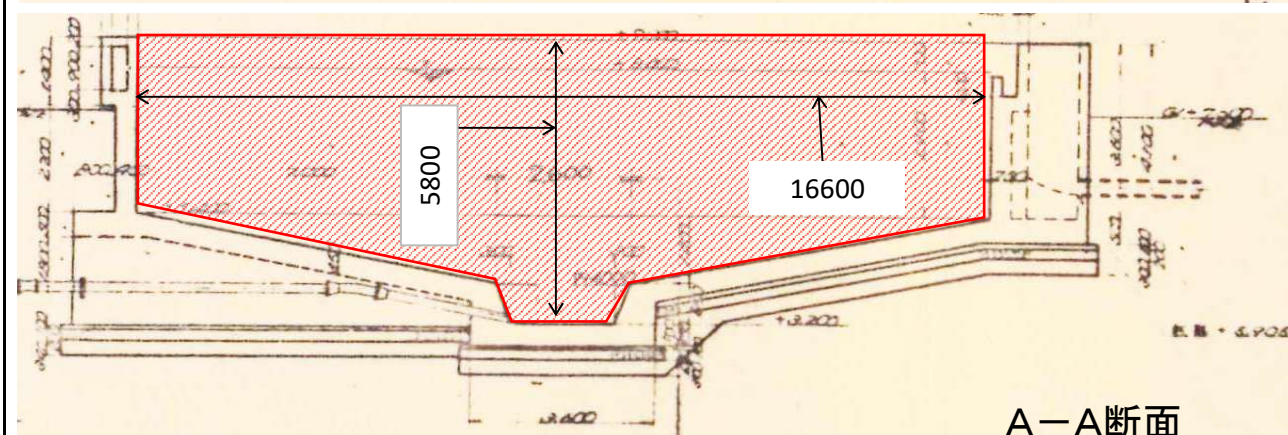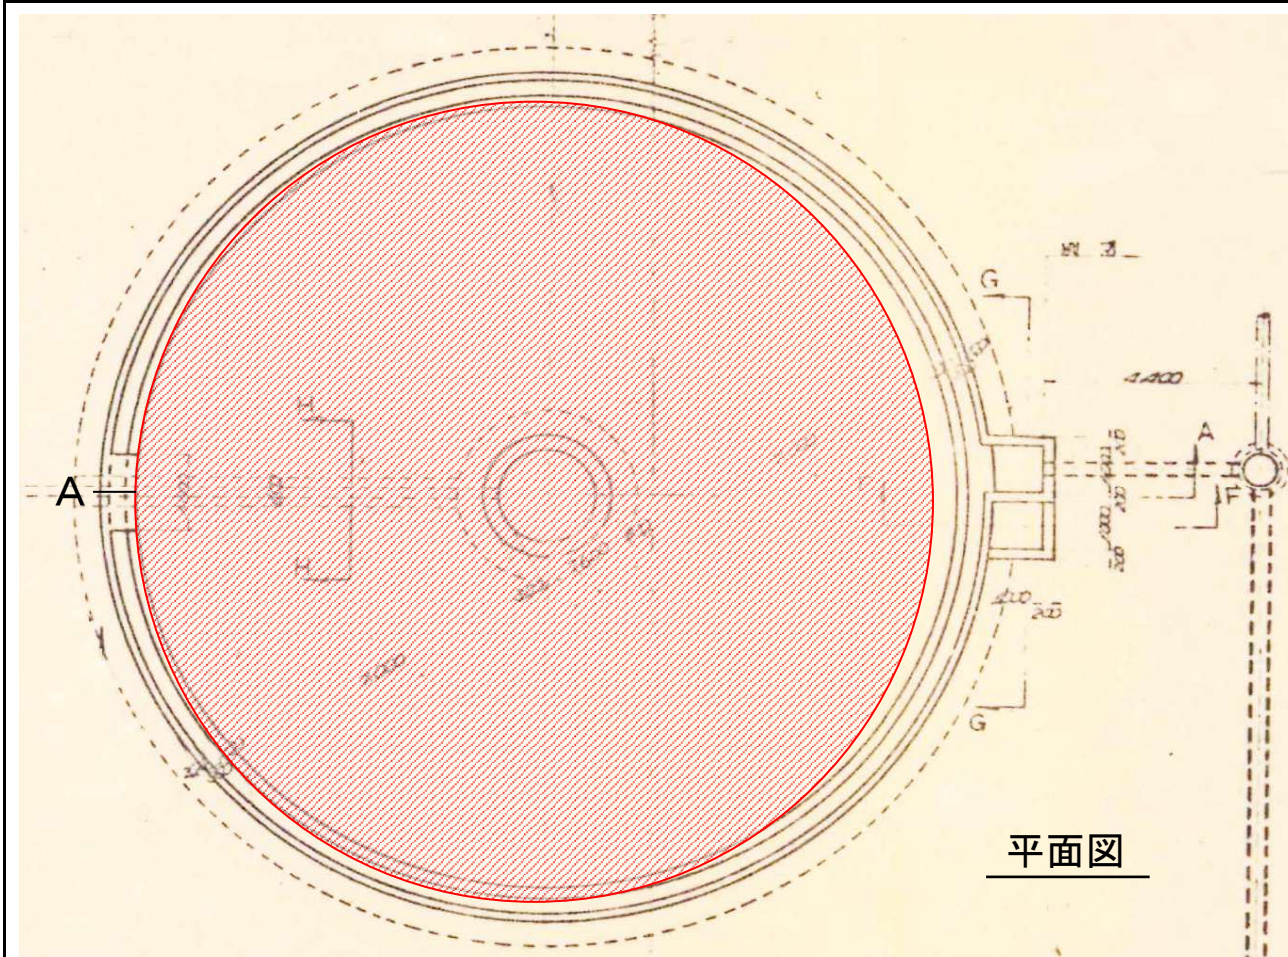

  今回清掃箇所を示す

業務名	城北水質管理センター第1水処理最初沈殿池等清掃業務		
図面名	汚泥洗浄槽平面断面図（1槽分）		
縮尺	NONE	図面番号	8
金沢市企業局 水処理課			



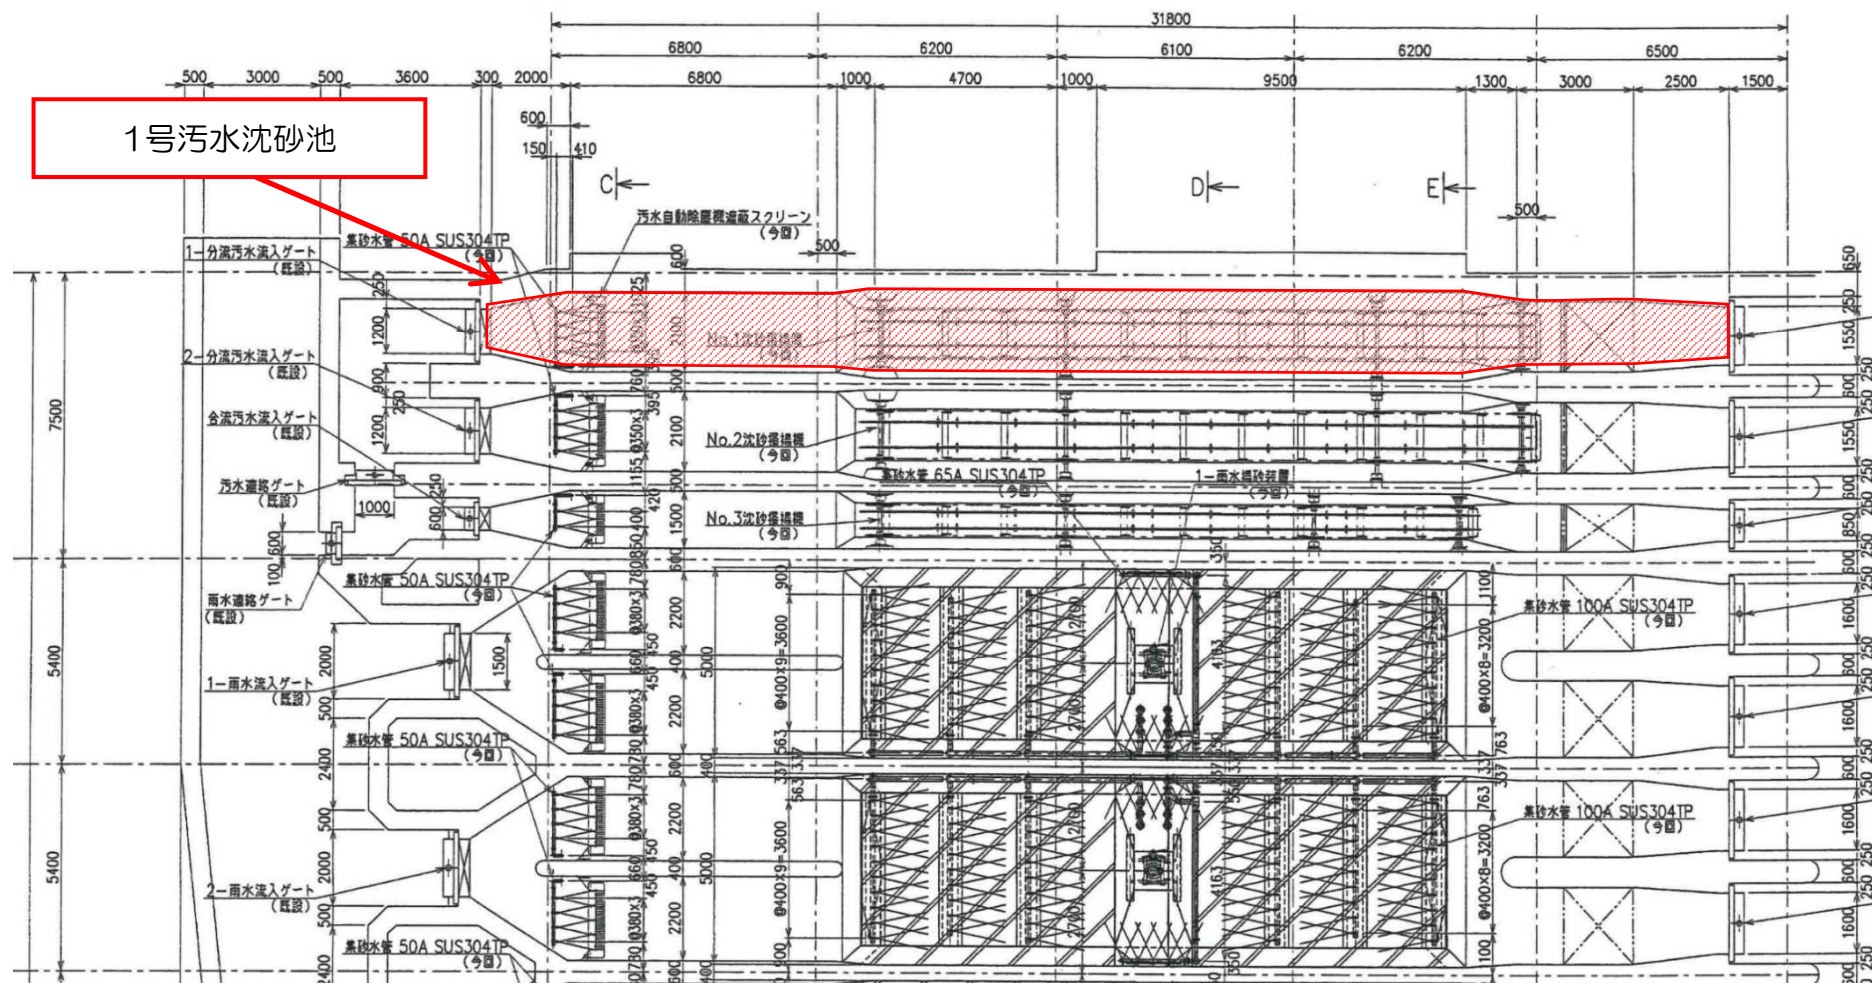



— 平面図 —

今回清掃箇所を示す

業務名	城北水質管理センター第1水処理最初沈殿池等清掃業務		
図面名	浅野ポンプ場汚水沈砂池平面図		
縮尺	NONE	図面番号	9
金沢市企業局 水処理課			







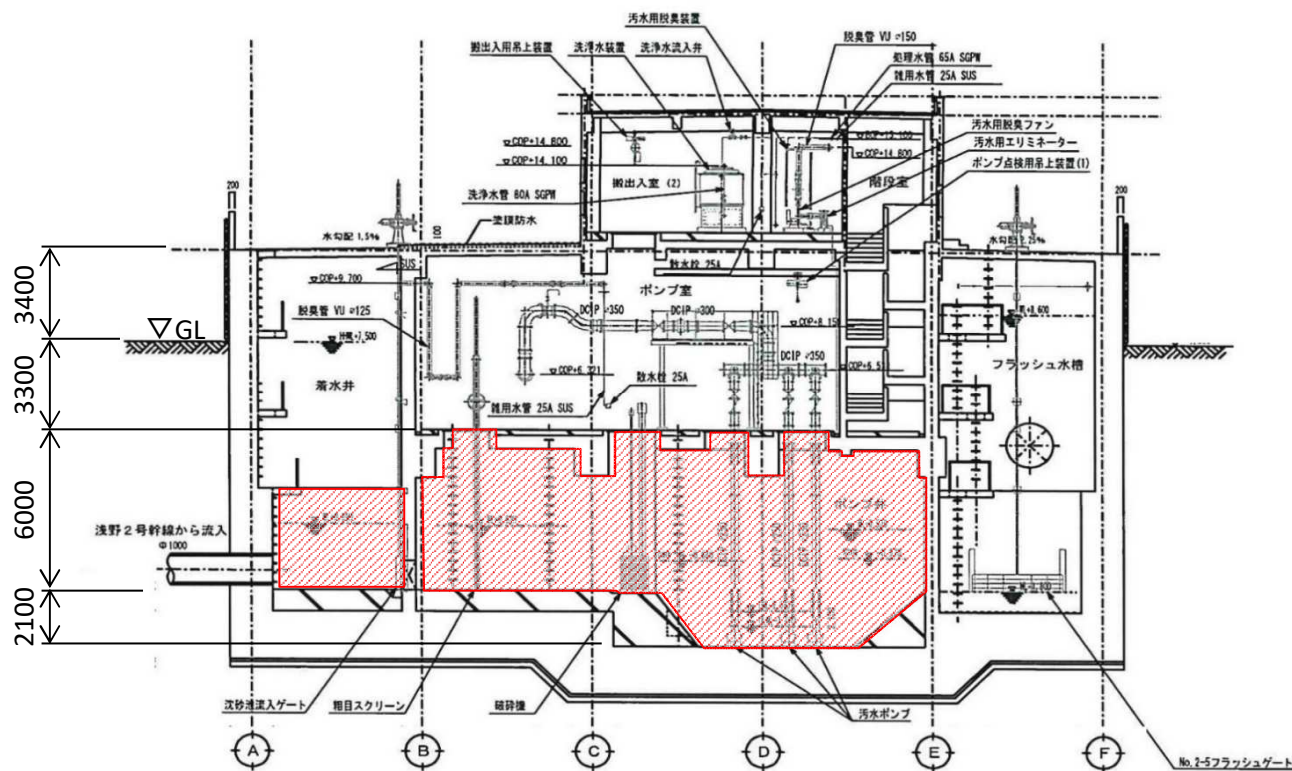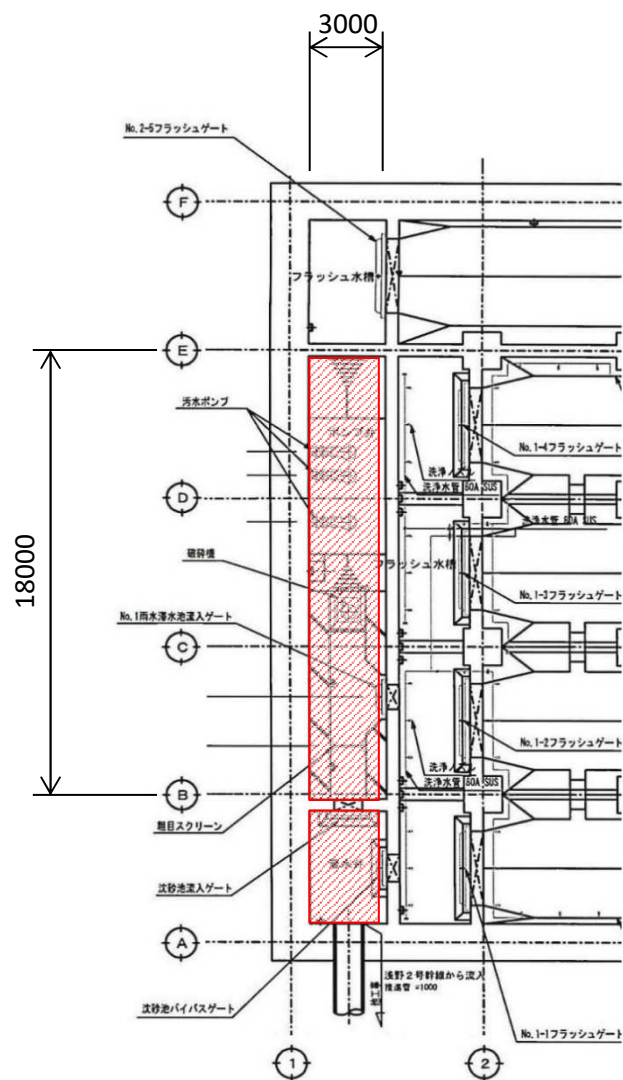

 今回清掃箇所を示す

業務名	城北水質管理センター第1水処理最初沈殿池等清掃業務		
図面名	1号浅野系滞水池流入水路、ポンプ井断面図		
縮尺	NONE	図面番号	11
金沢市企業局 水処理課			

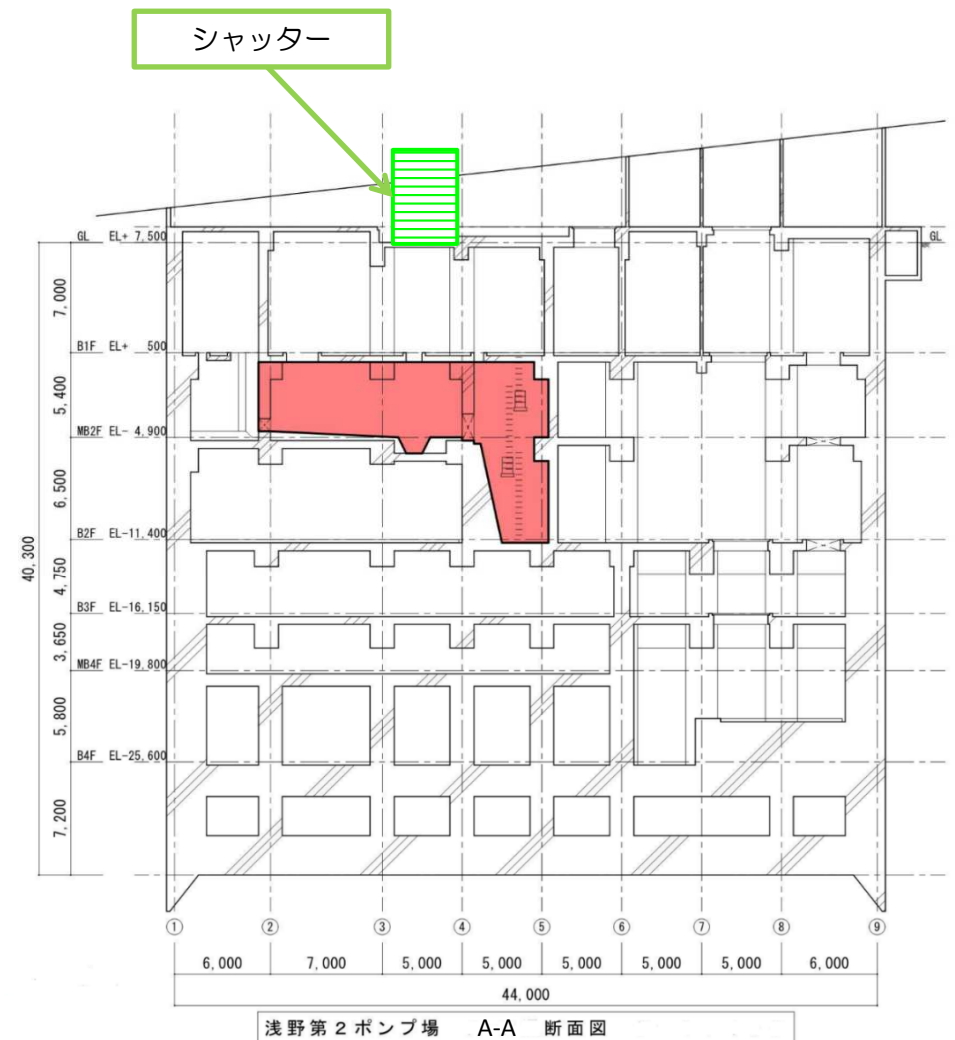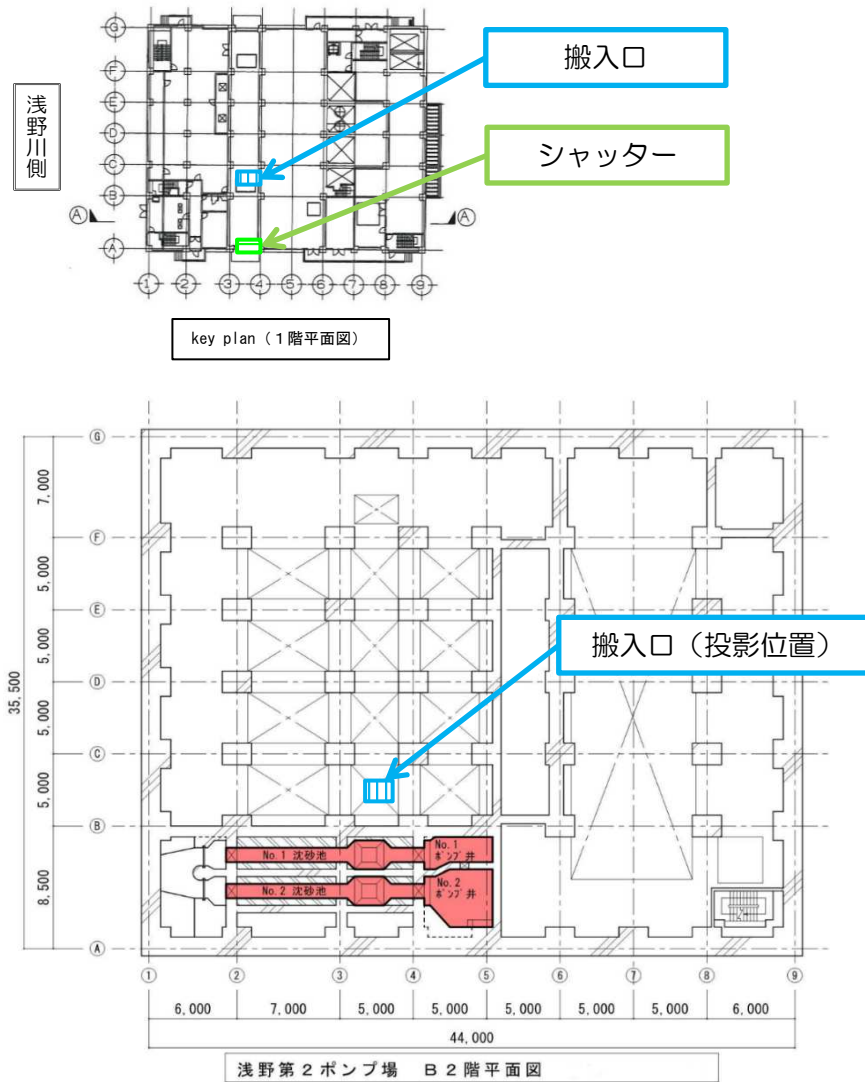


【吸引ホース等の敷設経路について】

1階のシャッター奥に搬入口があるため、  
その搬入口からB1階の沈砂地覆蓋付近に吸引ホース等を敷設可能です。


今回清掃箇所を示す

業務名	城北水質管理センター第1水処理最初沈殿池等清掃業務		
図面名	浅野第2ポンプ場平断面図		
縮尺	NONE	図面番号	12
金沢市企業局 水処理課			



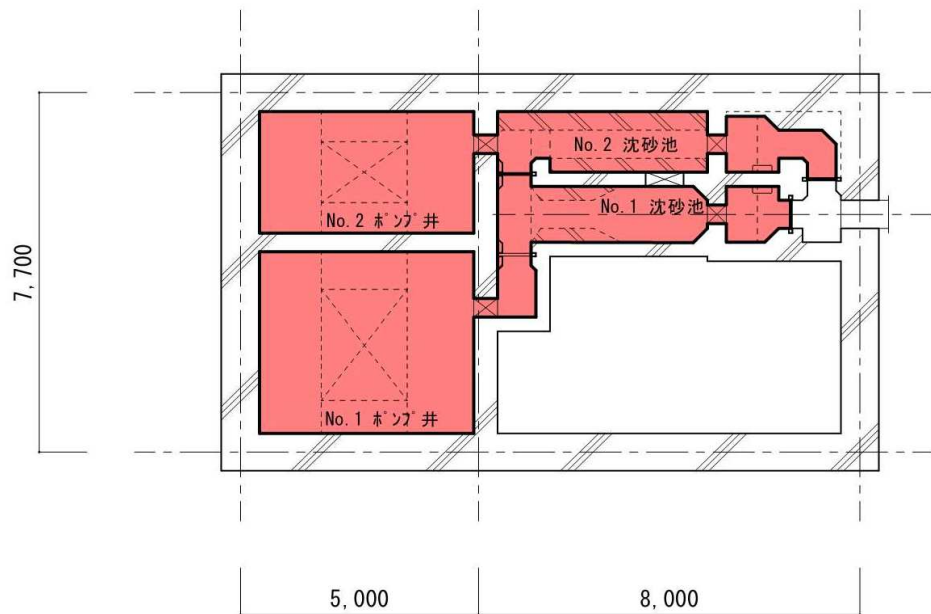


浅野第4ポンプ場 水路階平面図

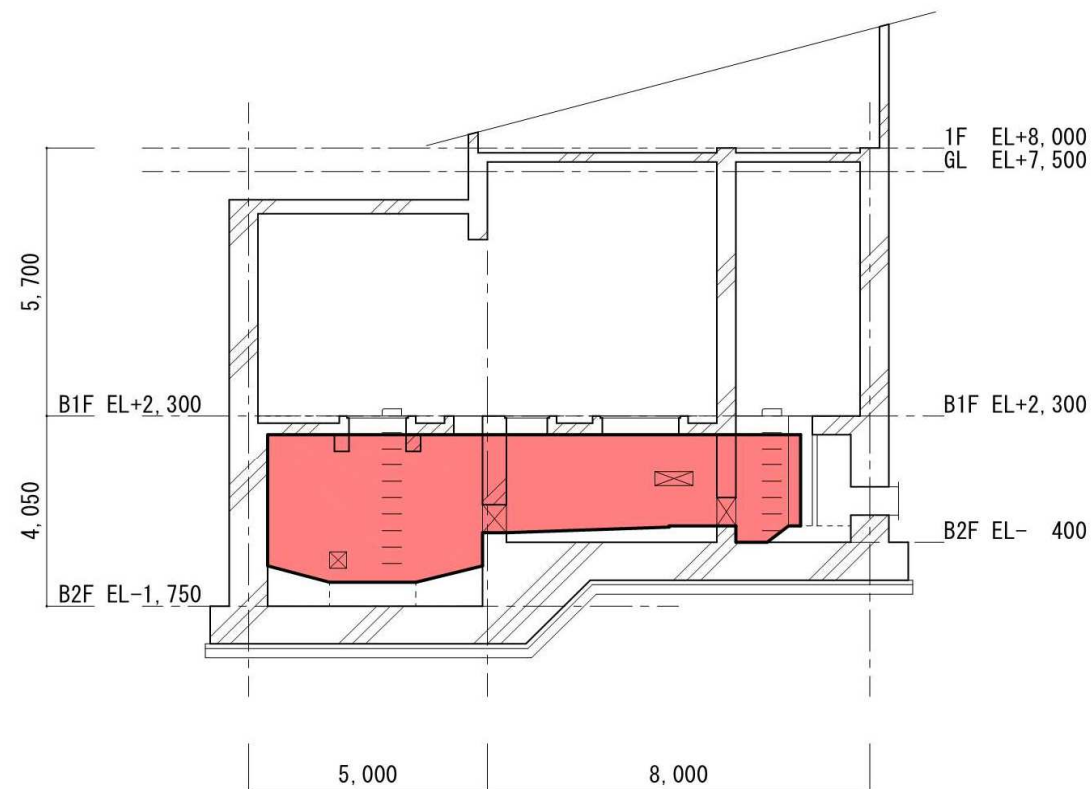

浅野第4ポンプ場 断面図

今回清掃箇所を示す


業務名	城北水質管理センター第1水処理最初沈殿池等清掃業務		
図面名	浅野第4ポンプ場平断面図		
縮尺	NONE	図面番号	13
金沢市企業局 水処理課			

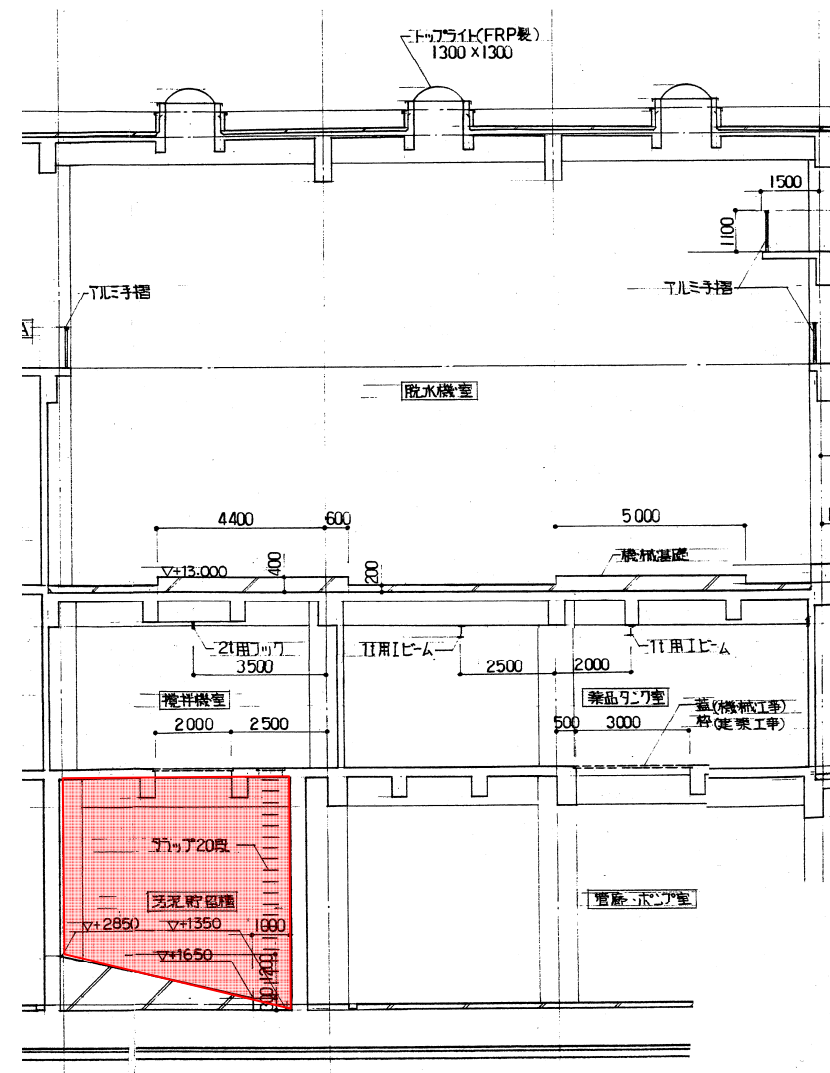

 今回清掃箇所を示す

業務名	城北水質管理センター第1水処理最初沈殿池等清掃業務		
図面名	汚泥貯留槽平面図		
縮尺	NONE	図面番号	14
金沢市企業局 水処理課			



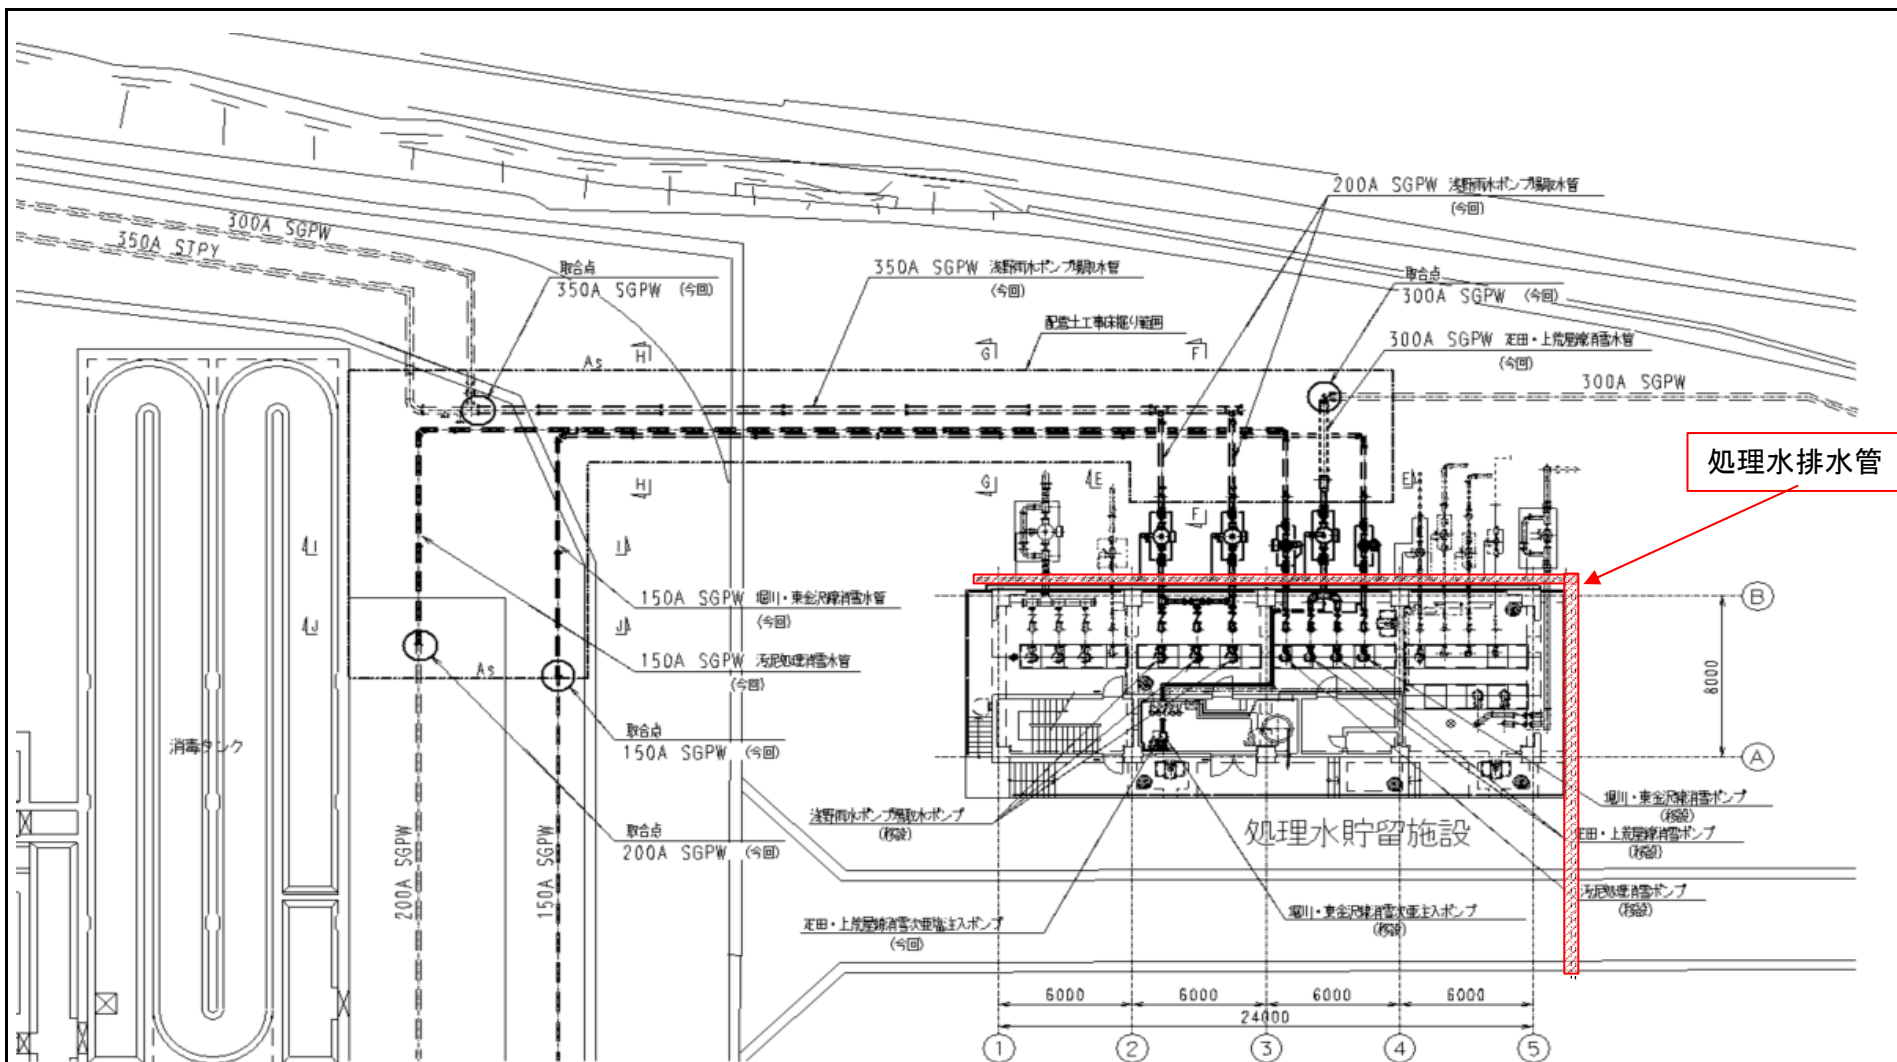

処理水排水

業務名	城北水質管理センター第1水処理最初沈殿池等清掃業務		
図面名	処理水排水管平面図		
縮尺	NONE	図面番号	15
金沢市企業局 水処理課			